



PROJECT TITLE 项目名称

象山大目湾综合服务中心(一期)  
装修及绿地景观工程

DRAWING TITLE 图名  
主楼B区 13F管委會  
十三层插座平面图

CLIENT 建设单位  
象山县大目湾新城投资开发有限公司

DESIGN FIRM 设计单位  
苏州金道建筑装饰股份有限公司  
Gold Viers Construction Decoration Co., Ltd  
888Yuan Road Suzhou, China 215004  
TEL:86-512-8822740 / FAX:86-512-8822741

REVISIONS 版本 DATE 日期

APPROVED 审定 蒋晓方

VERIFIED 审核

CHECKED 校对

DESIGNER 设计

DRAWN 制图 杜海松

DATE 日期 2011.09.01



SCALE 比例 1:150

版权所有  
施工时须以标注尺寸为准  
施工单位须知晓设计尺寸  
切莫不符合立即通知设计单位  
The drawing is copyright  
Owners shall not copy or reproduce any  
Contents without the prior written consent of the  
Owners must be reported immediately to architects

Drawing NO 图号 JDO-NO 项目编号

电施-42

动力	校工
电气	电讯
给排水	暖通
建筑	结构

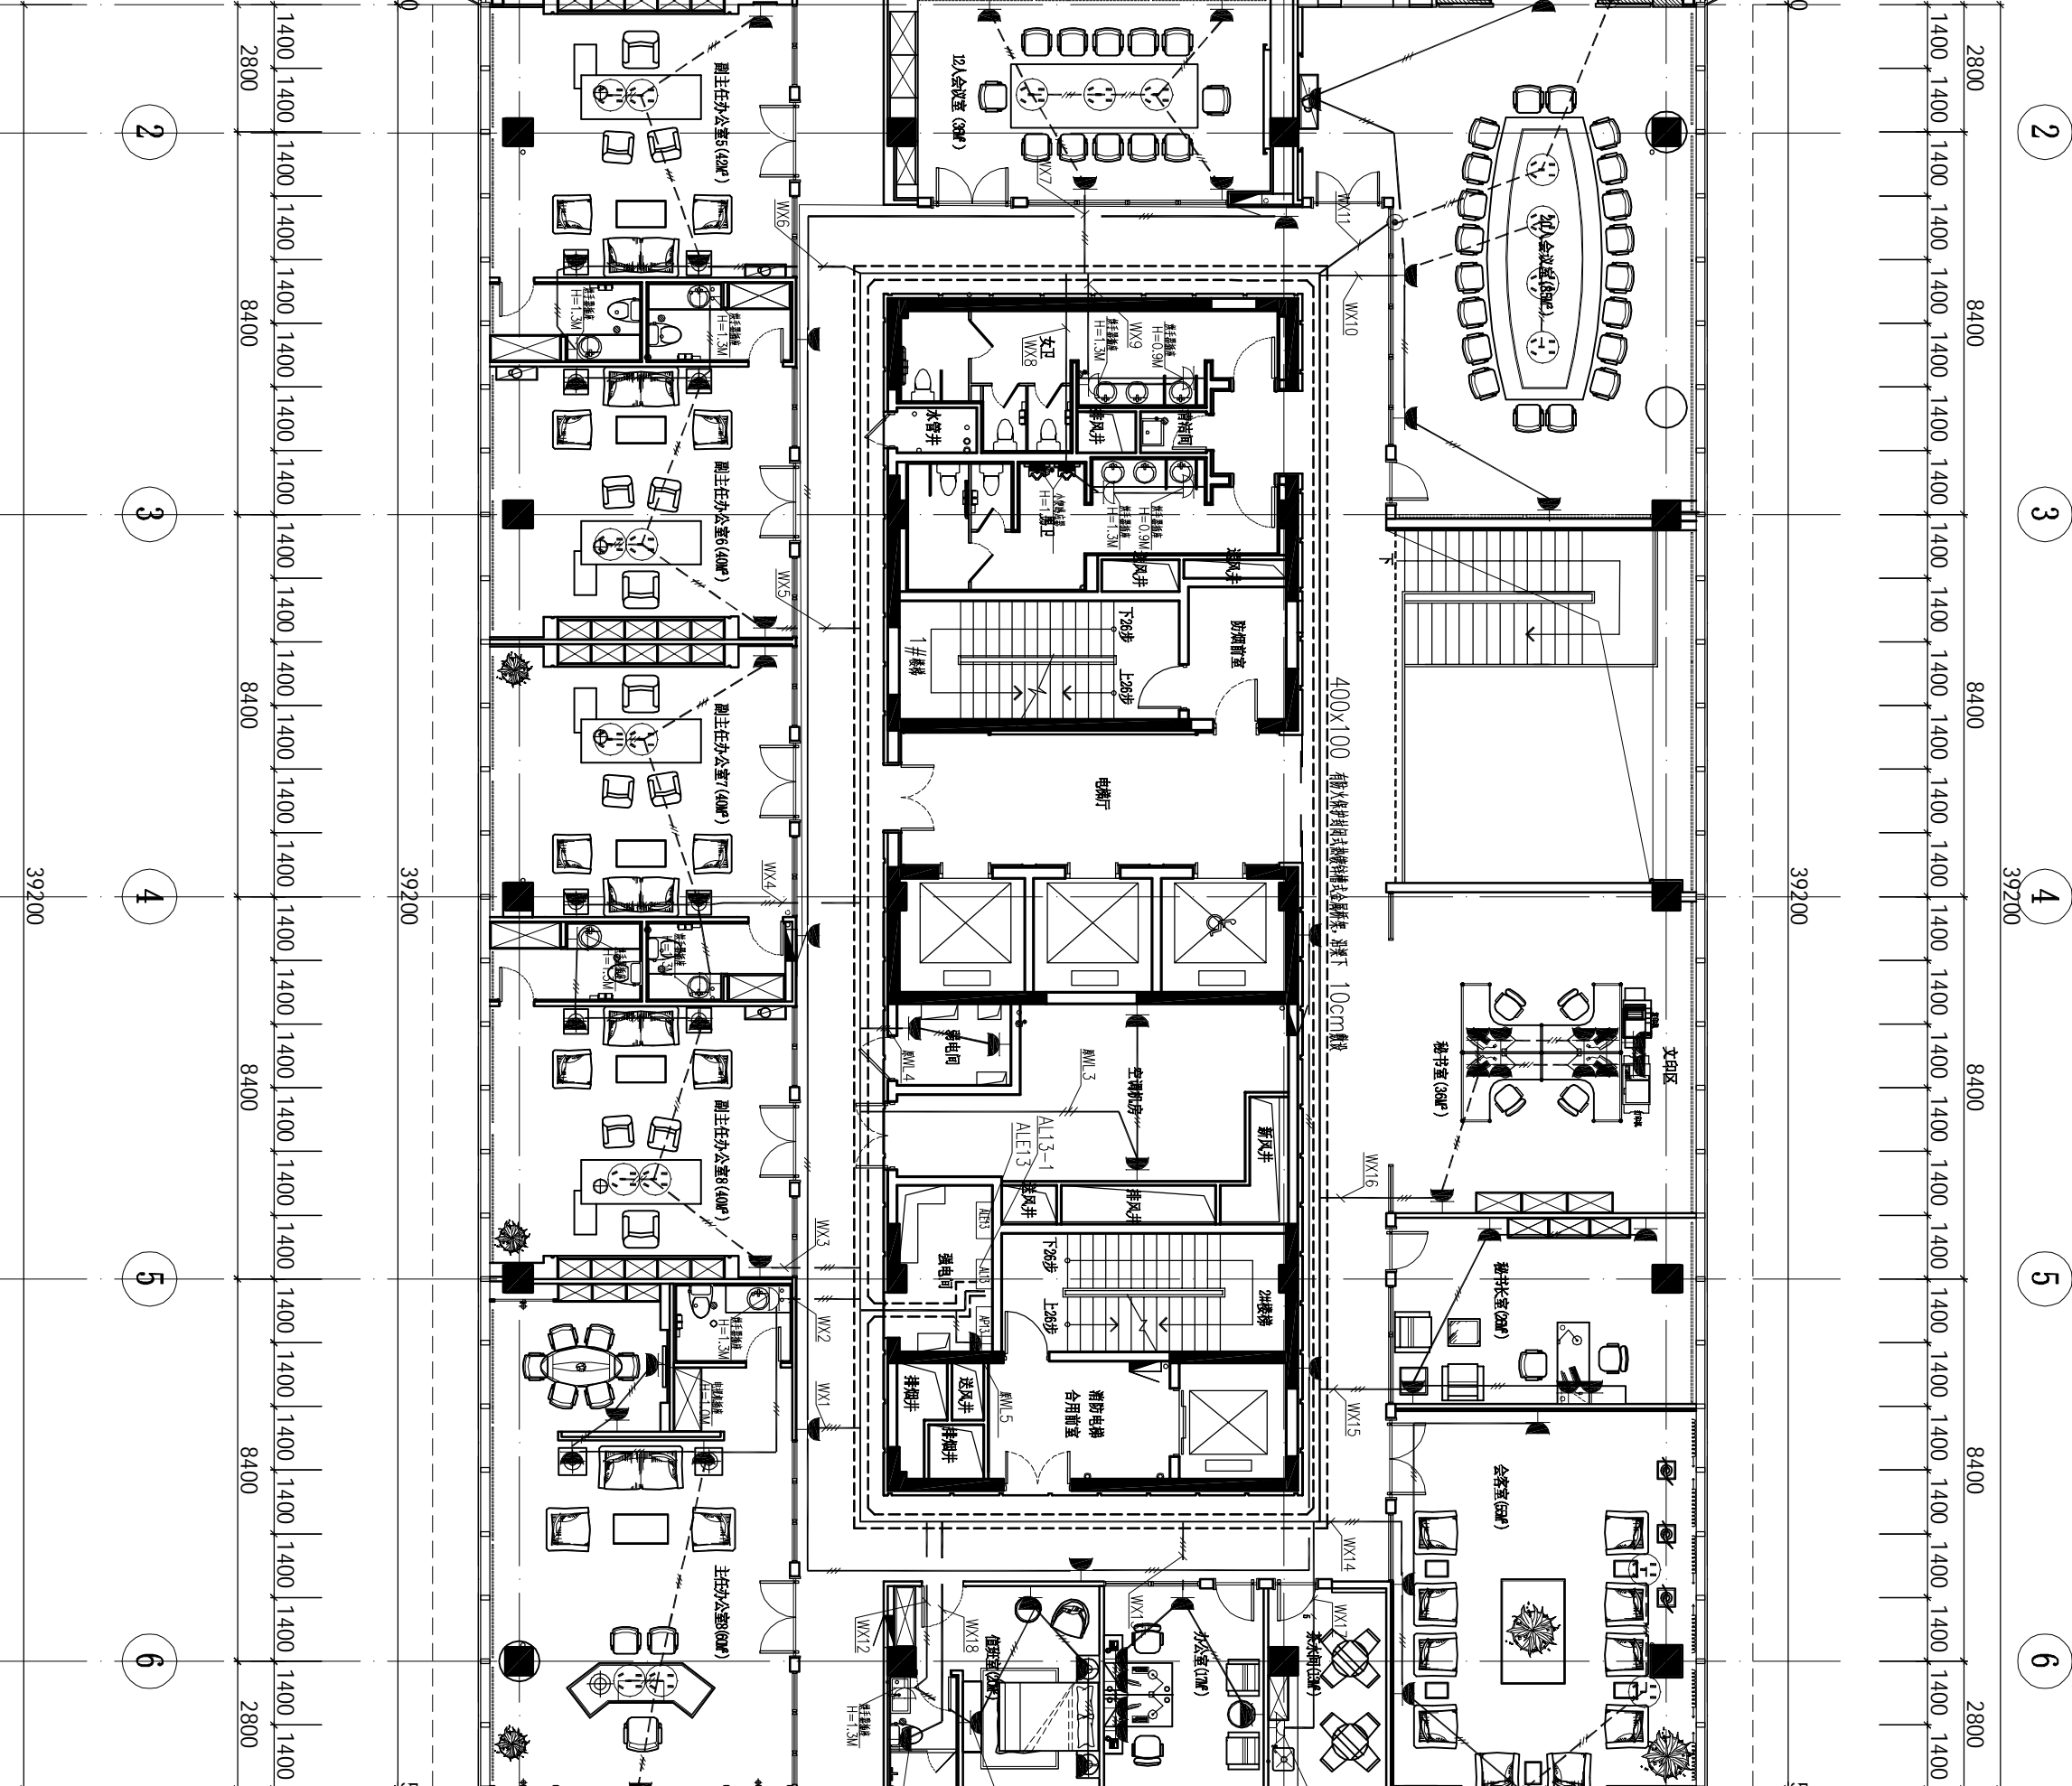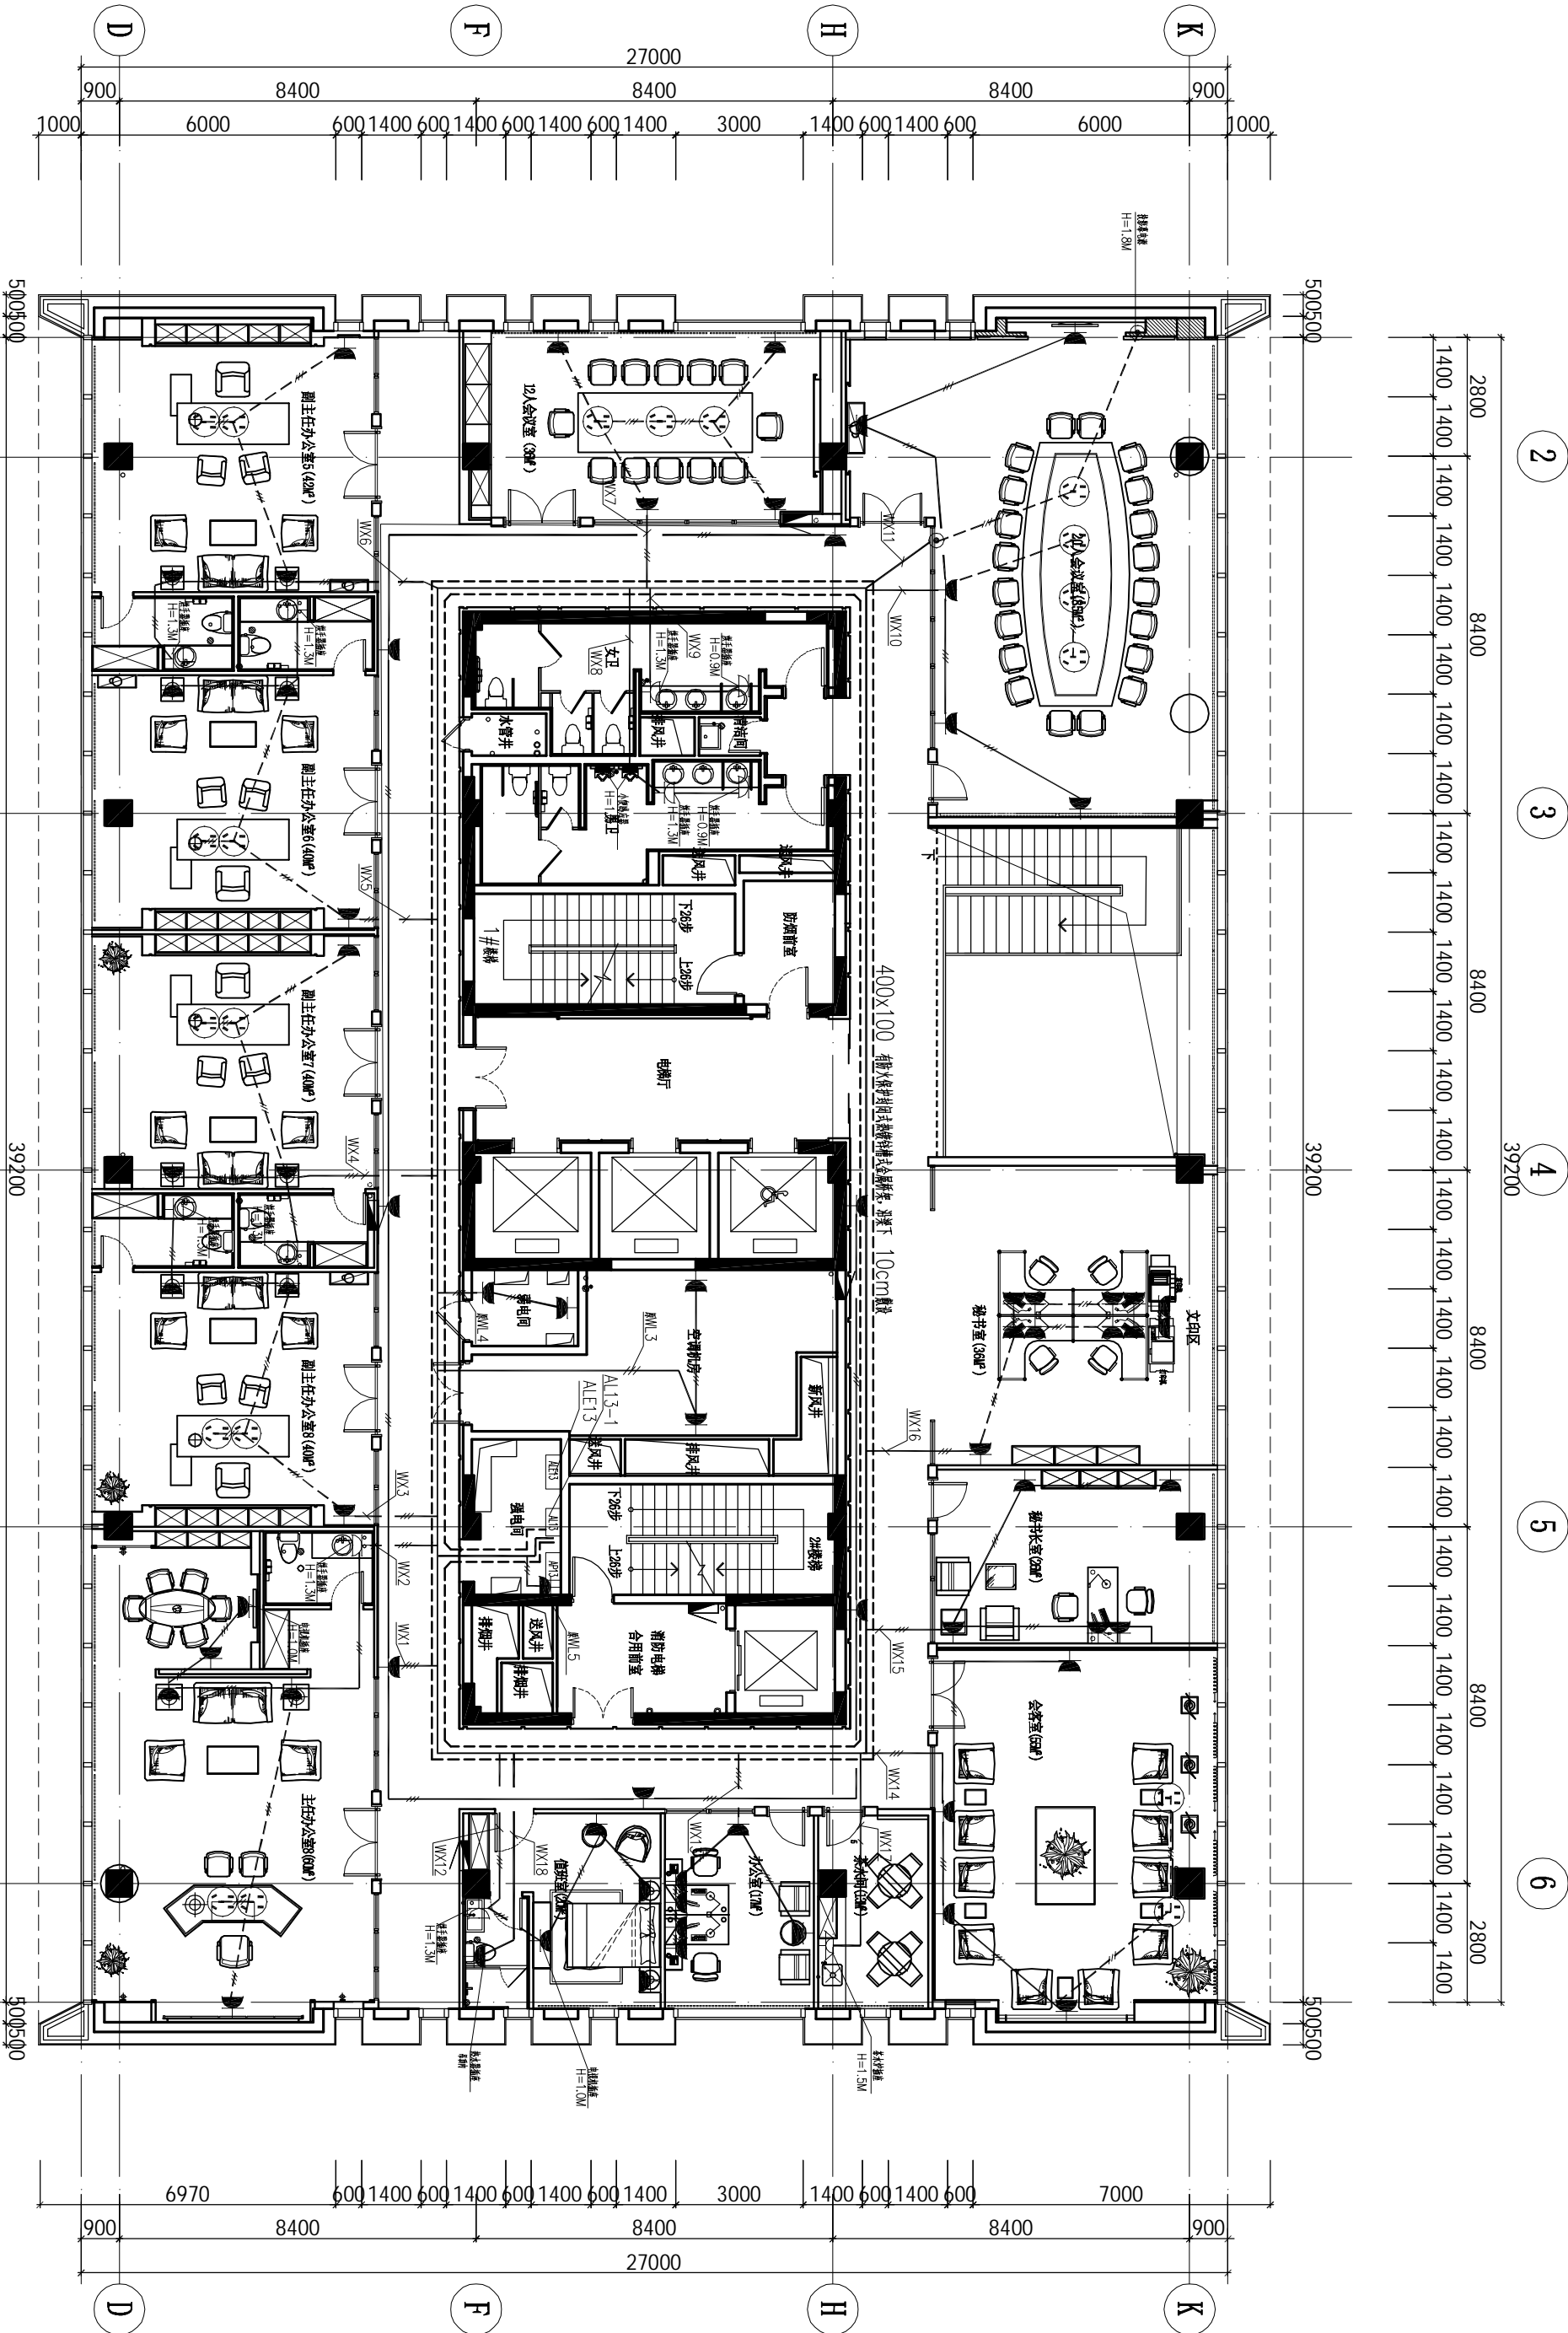

注: 1) 本图所有未注明的横线均为WDZ-3x2.5;

2) 本图中的加粗实线表示多路配管一起走;

3) 本图中的实线表示顶内敷设, 虚线表示埋地敷设。

1 十三层插座平面图  
PL13 Scale 1 : 150(A2)



DRAWING TITLE 图名

主楼B区 13F管委會  
十三层应急照明平面图

象山县大目湾新城投资开发有限公司

DESIGN FIRM 设计单位

苏州金螳螂建筑装饰股份有限公司  
Gold Mantis Construction Decoration Co., Ltd  
苏州西环路888号 邮编: 215004  
888Xinuan Road, Suzhou, China  
TEL:86-512-68282740 / FAX:86-512-68282741

REVISIONS 版本

DATE **B**

VERIFIED 审核 蒋晓芳

蒋晓方

---

7

10

仁術/心

SCALE	比例	1 : 150
-------	----	---------

施工时须以标注尺寸为准  
施工单位须现场校验尺寸  
如有不符须立即通知设计单位

**Contractors must check all dimensions on site**

Drawing NO 图号	Job NO 项目编号
---------------	-------------

电施-44

Architectural floor plan of a building, showing a central corridor and multiple rooms. The plan includes dimensions, room numbers, and a legend.

**Dimensions:**

- Overall width: 27000
- Overall height: 50050
- Room widths: 900, 6000, 600, 1400, 600, 1400, 600, 1400, 600, 1400, 600, 1400, 3000, 1400, 600, 1400, 600, 6000, 1000.
- Room heights: 2800, 8400, 8400, 8400, 8400, 8400, 8400, 2800.

**Room Numbers:**

- 2
- 3
- 4
- 5
- 6

**Legend:**

- 1. 消防设备间 (Fire equipment room)
- 2. 消防控制室 (Fire control room)
- 3. 消防水泵房 (Fire pump room)
- 4. 消防水箱间 (Fire water tank room)
- 5. 消防水池 (Fire water pool)
- 6. 消防水池 (Fire water pool)

注:1)本图所有未注明的馈线均为WDZAN-WDZC-YJY(BYJ)-4x2.5;

2)本图中的加粗实线表示多路配管一起走;

3)本图中的实线表示顶内敷设,虚线表示埋地敷设。

### 十三层应急照明平面图

CL13 Scale 1 : 150(A2)



PROJECT TITLE 项目名称

主楼B区 13F管委會  
十三层正常照明平面图

象山县大目湾新城投资开发有限公司

DESIGN FIRM 设计单位

苏州金螳螂建筑装饰股份有限公司  
Gold Mantis Construction Decoration Co., Ltd  
苏州西环路888号 邮编: 215004  
888Kinnuan Road, Suzhou, China  
TEL:86-512-68282740 / FAX:86-512-68282741

REVISIONS 版本	DATE 日期
--------------	---------

--	--

蒋晓芳

7

仁術

2011.09.01

SCALE 比例 1 : 150

**Figure 1**

施工时须以标注尺寸为准

如有不符須立即通知設計單位  
施工單位須現場校驗尺寸

**This drawing is copyright  
CentraStone, a Shell Global Services Limited**

**Contractors must check all dimensions**

Drawing NO	図番	Lab NO
------------	----	--------


电施-43



to PENTHOUSE LEVEL

to PENTHOUSE LEVEL

[illegible][illegible]

<div> Gold Matrix Construction 金矩阵</div>		PROJECT TITLE 项目名称	
象山大目湾综合服务中心(一期) 装修及绿地景观工程			
DRAWING TITLE 图名			
主楼B区 13F管委會 十三层照明配电系统图			
CLIENT 建设单位			
象山县委大目湾新城投资开发有限公司			
DESIGN FIRM 设计单位			
苏州金螳螂建筑装饰股份有限公司 Gold Matrix Construction Decoration Co., Ltd 苏州工业园区8889号 邮编 215004 888Xinuan Road, Suzhou, China TEL:86-512-68282740 / FAX:86-512-68282741			
REVIEWS 版本		DATE 日期	
APPROVED 审定			
VERIFIED 审核		蒋晓方	
CHECKED 校对		[Signature]	
DESIGNER 设计		[Signature]	
DRAWN 制图		李洪忠	
DATE 日期		2011.09.01	
SCALE 比例			
<div>版次所有 施工时须以标注尺寸为准 施工时须以标注尺寸为准 如不符合须立即通知设计单位 This drawing is copyright. Contractors shall work from figured dimensions only Contractors must check all dimensions on the Contractors must be reported immediately to architect</div>			
Drawing NO 图号		Job NO 项目编号	
电施-14			