


象山大目湾综合服务中心(一期)
装修及绿地景观工程

DRAWING TITLE 图名	
主楼B区 12F管委会 十二层正常照明平面图	
CLIENT 建设单位	
象山县大目湾新城投资开发有限公司	
DESIGN FIRM 设计单位	
苏州金耀耀建筑装饰股份有限公司 Gold Maris Construction Decoration Co., Ltd 苏州西环路888号 邮编: 215004 888Xinhuan Road, Suzhou, China TEL:86-512-85282740 / FAX:86-512-85282741	
REVISIONS 版本	DATE 日期
APPROVED 审定	蒋晓芳
VERIFIED 审核	
CHECKED 校对	
DESIGNER 设计	
DRAWN 制图	杜南和
DATE 日期	2011.09.01
SCALE 比例	1:150
竣工图章	
施工时须以标注尺寸为准 施工单位须按图施工 如有不符须立即通知设计单位 This drawing is copyright Contractors shall work from figured dimensions only Contractors must check all dimensions on site Contractors must be reported immediately to architects	
Drawing NO 图号	Job NO 项目编号
电施-40	

注:
1) 本图所有未注明的横线均为MDZ-BYJ-3x2.5;
2) 本图中的加粗实线表示多路配管一起走;
3) 本图中的实线表示顶内敷设,虚线表示埋地敷设。

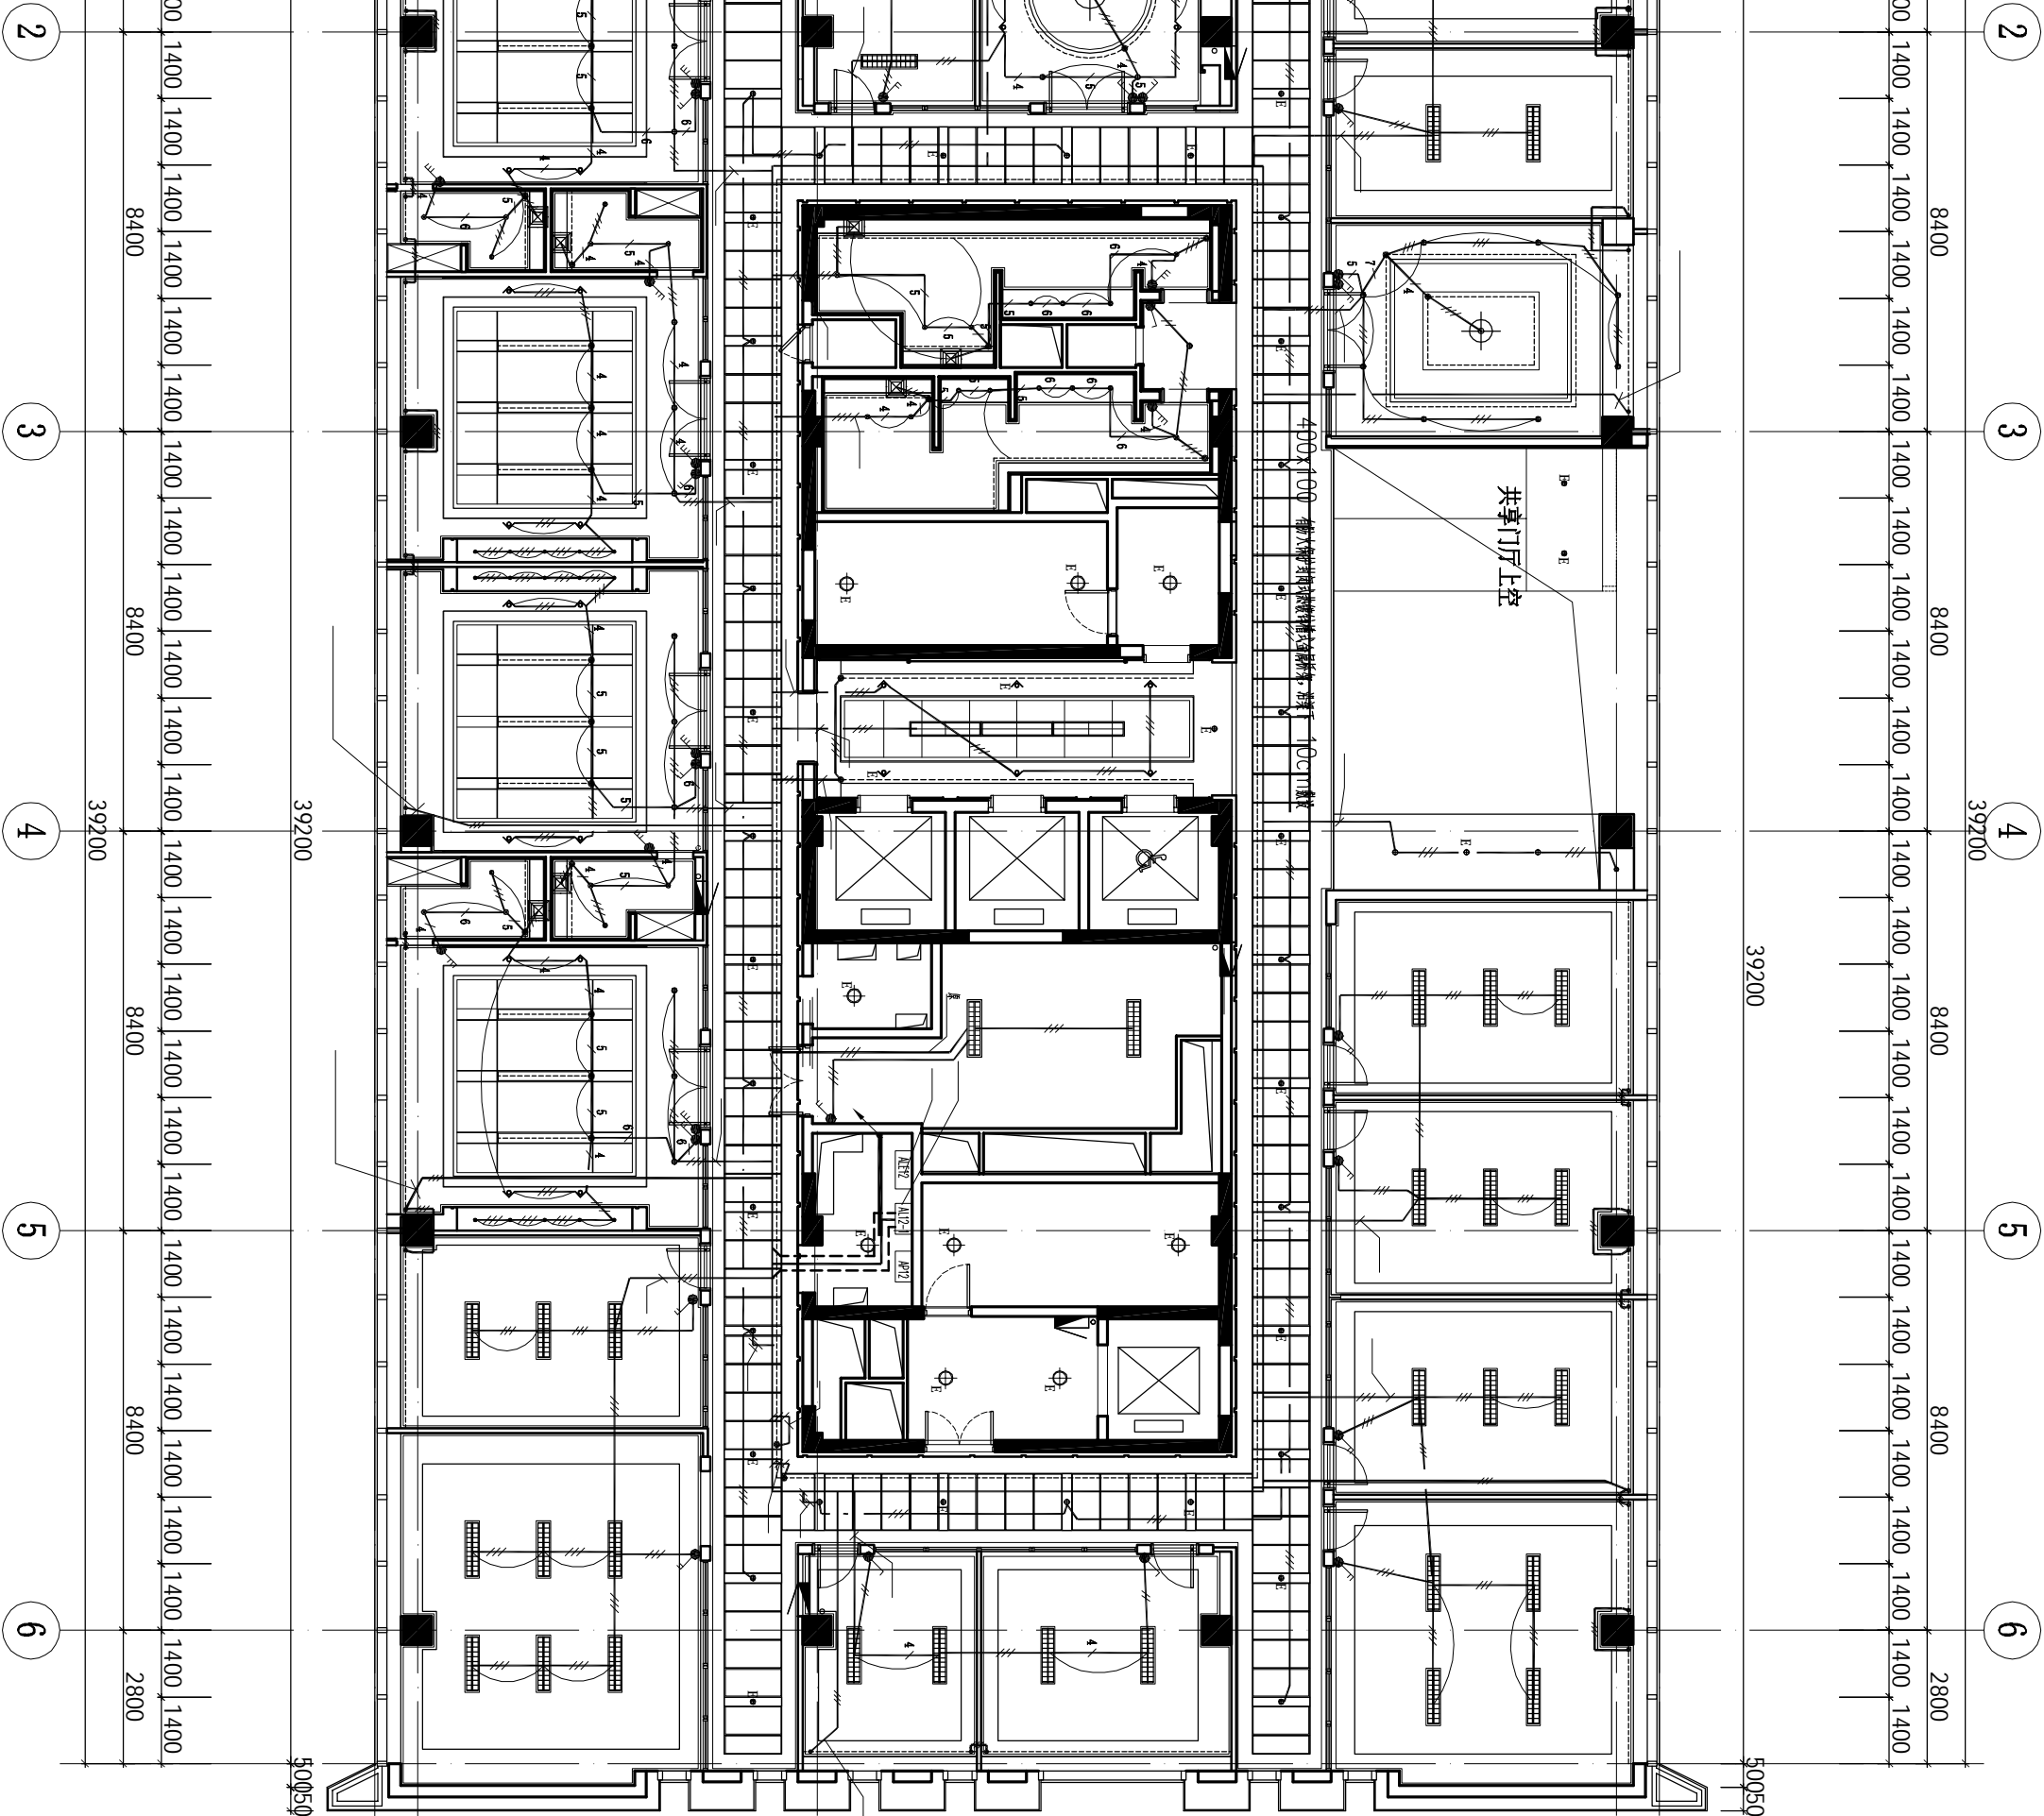

图例	图案	文字	图案	文字	图案	文字	图案	文字	图案	文字
LED格栅射灯(可调节方向)	□	LED射灯	■	洗墙灯(LED射灯)	■	格栅日光灯(3x36w)	■	方形回风口	■	信息屏
节能筒灯	○	节能筒灯	○	方型明装节能筒灯	○	格栅日光灯(2x36w)	■	条形出风口、新风口	■	喷淋
调角度LED射灯	△	防潮节能筒灯	△	圆型明装节能筒灯	△	600x600格栅灯盘	■	条形侧出风口	■	温感
金卤射灯	◆	大型花灯	◆	大型花灯	◆	LED灯带	■	条形侧回风口、新风口	■	扬声器
地灯	◇	大型花灯	◇	大型花灯	◇	LED灯带	■	投影仪	■	圆形风口
								散热器	■	消防栓



PROJECT TITLE 项目名称

象山大目湾综合服务中心(一期)
装修及绿地景观工程

DRAWING TITLE 图名
主楼B区 12F管委会
十二应急照明平面图

CLIENT 建设单位

象山县大目湾新城投资开发有限公司

DESIGN FIRM 设计单位

苏州金耀娜建筑装饰股份有限公司

Gold Maris Construction Decoration Co., Ltd

苏州西环路888号 邮编: 215004

888Xinhuan Road, Suzhou, China

TEL:86-512-88282740 / FAX:86-512-88282741

REVISIONS 版本

DATE 日期

APPROVED 审定
VERIFIED 审核
CHECKED 校对

蒋晓芳

DESIGNER 设计

杜南和

DRAWN 制图

2011.09.01

SCALE 比例 1:150


施工时须以标注尺寸为准
施工单位须立即通知设计单位
The drawing is copyright
Contractors shall work from figured dimensions only
Contractors must check all dimensions on site
Contractors must be reported immediately to architects

Drawing NO 图号

Job NO 项目编号

电施-41

图例	图案	文字	图案	文字	图案	文字	图案	文字	图案	文字
LED格栅射灯(可调节方向)	□	LED射灯	■	洗墙灯(LED射灯)	■	格栅日光灯 (3x36w)	■	方形回风口	■	信息屏
节能射灯	●	LED射灯	■	射灯	■	格栅日光灯 (2x36w)	■	条形回风口、新风口	■	喷淋
调角度LED射灯	▲	节能射灯	■	方型明装节能射灯	■	600x600格栅灯盘	■	条形侧出风口	■	温感
防漏节能射灯	◆	防漏节能射灯	■	小型花灯	■	LED灯带	■	条形侧回风口、新风口	■	扬声器
金卤射灯	◆	金卤射灯	■	大型花灯	■	LED灯带	■	投影仪	■	圆形风口
地灯	◆	地灯	■	大型花灯	■	方形出风口	■	换气扇	■	消防栓

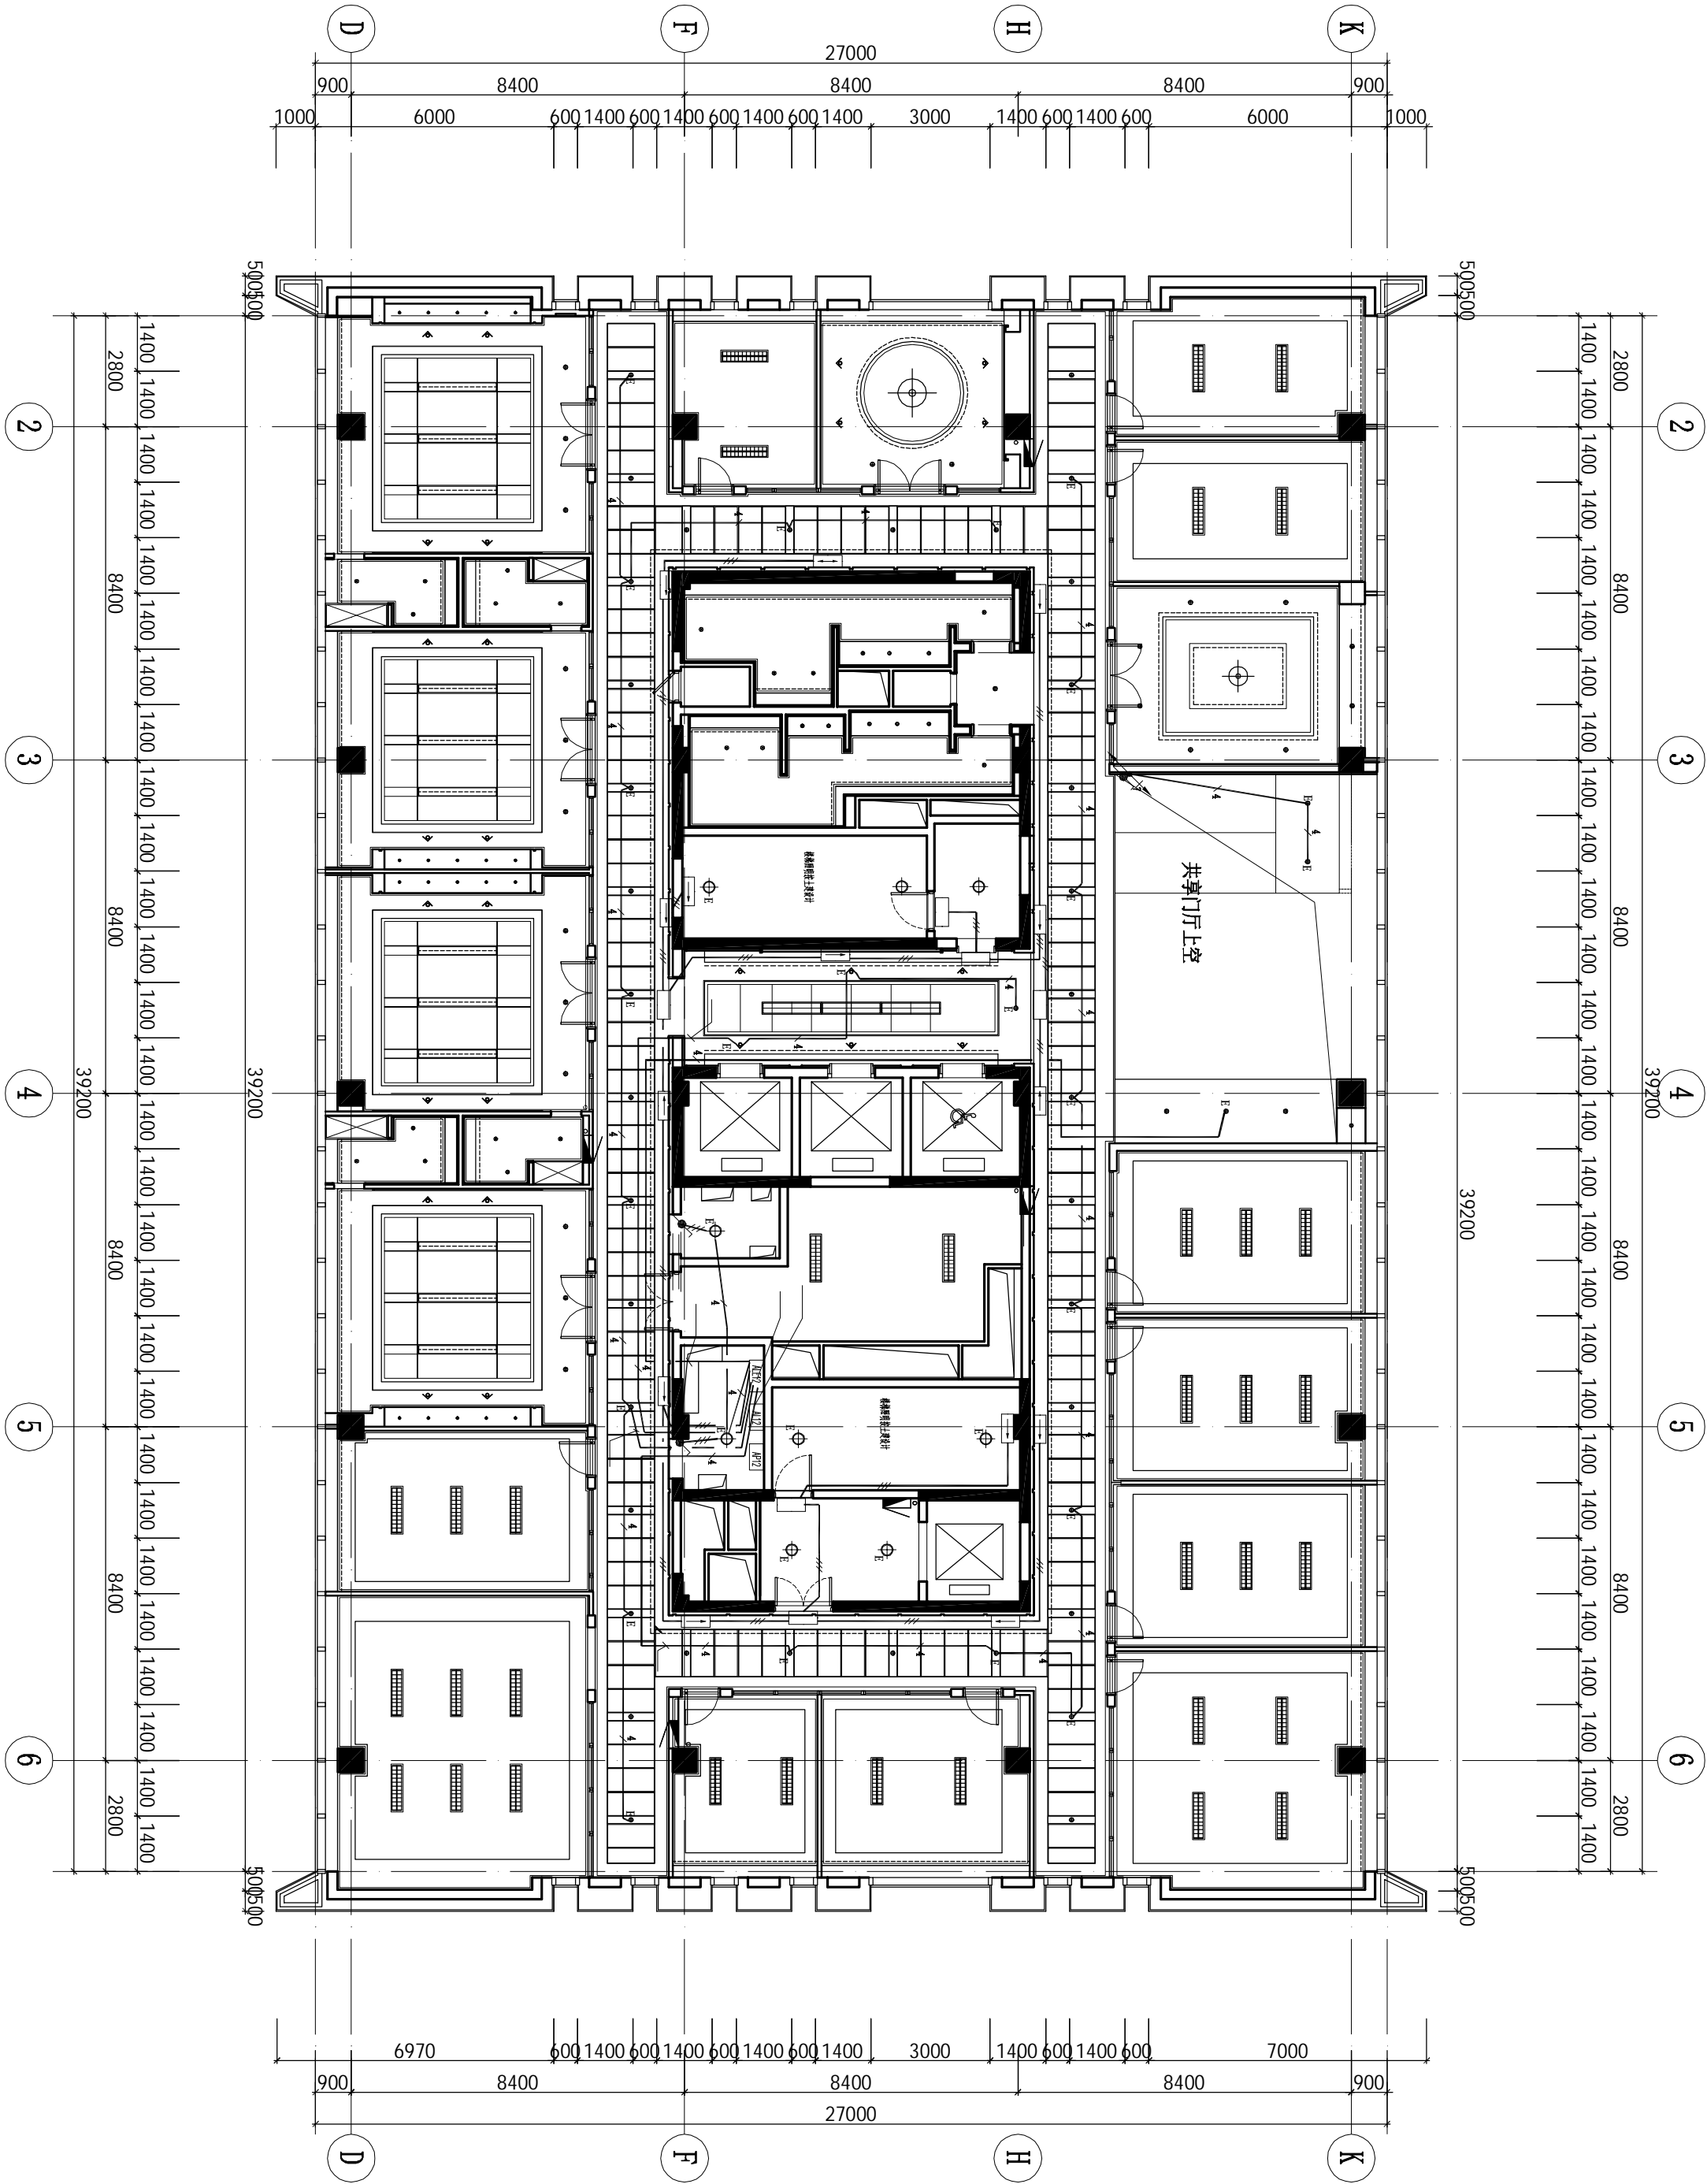

- 注:1) 本图所有未注明的横线均用DZAN-BYJ(F)-4x2.5
2) 本图中的加粗实线表示多路配管一起走;
3) 本图中的实线表示顶内敷设, 虚线表示埋地敷设。

十二应急照明平面图
Scale 1 : 150(A2)



PROJECT TITLE 项目名称

象山大目湾综合服务中心(一期) 装修及绿地景观工程

DRAWING TITLE 图名
主楼B区 12F管委会
十二层照明配电系统图

CLIENT 建设单位

象山县委副书记投资开发有限公司

DESIGN FIRM 设计单位

苏州金越建筑装饰股份有限公司
Gold Maris Decoration Co., Ltd
苏州西环路888号 邮编: 215004
888Xinhuan Road, Suzhou, China
TEL:86-512-85282740 / FAX:86-512-85282741

REVISIONS 版本

DATE 日期

APPROVED 审定
VERIFIED 审核
CHECKED 校对

DESIGNER 设计

DRAWN 制图

DATE 日期

SCALE 比例

竣工所有
施工时须以标注尺寸为准
施工单位须现场校核尺寸
如不符须立即通知设计单位
This drawing is copyright
Contractors shall work from figured dimensions only
Contractors must be reported immediately to architects

Drawing NO 图号

电施-13



Job NO 项目编号

动力	校工
电气	电气
给排水	暖通
建筑	结构

from LEVEL 11

01890 2*7*0.8 cable

01890 2*7*0.8 cable to LEVEL 13

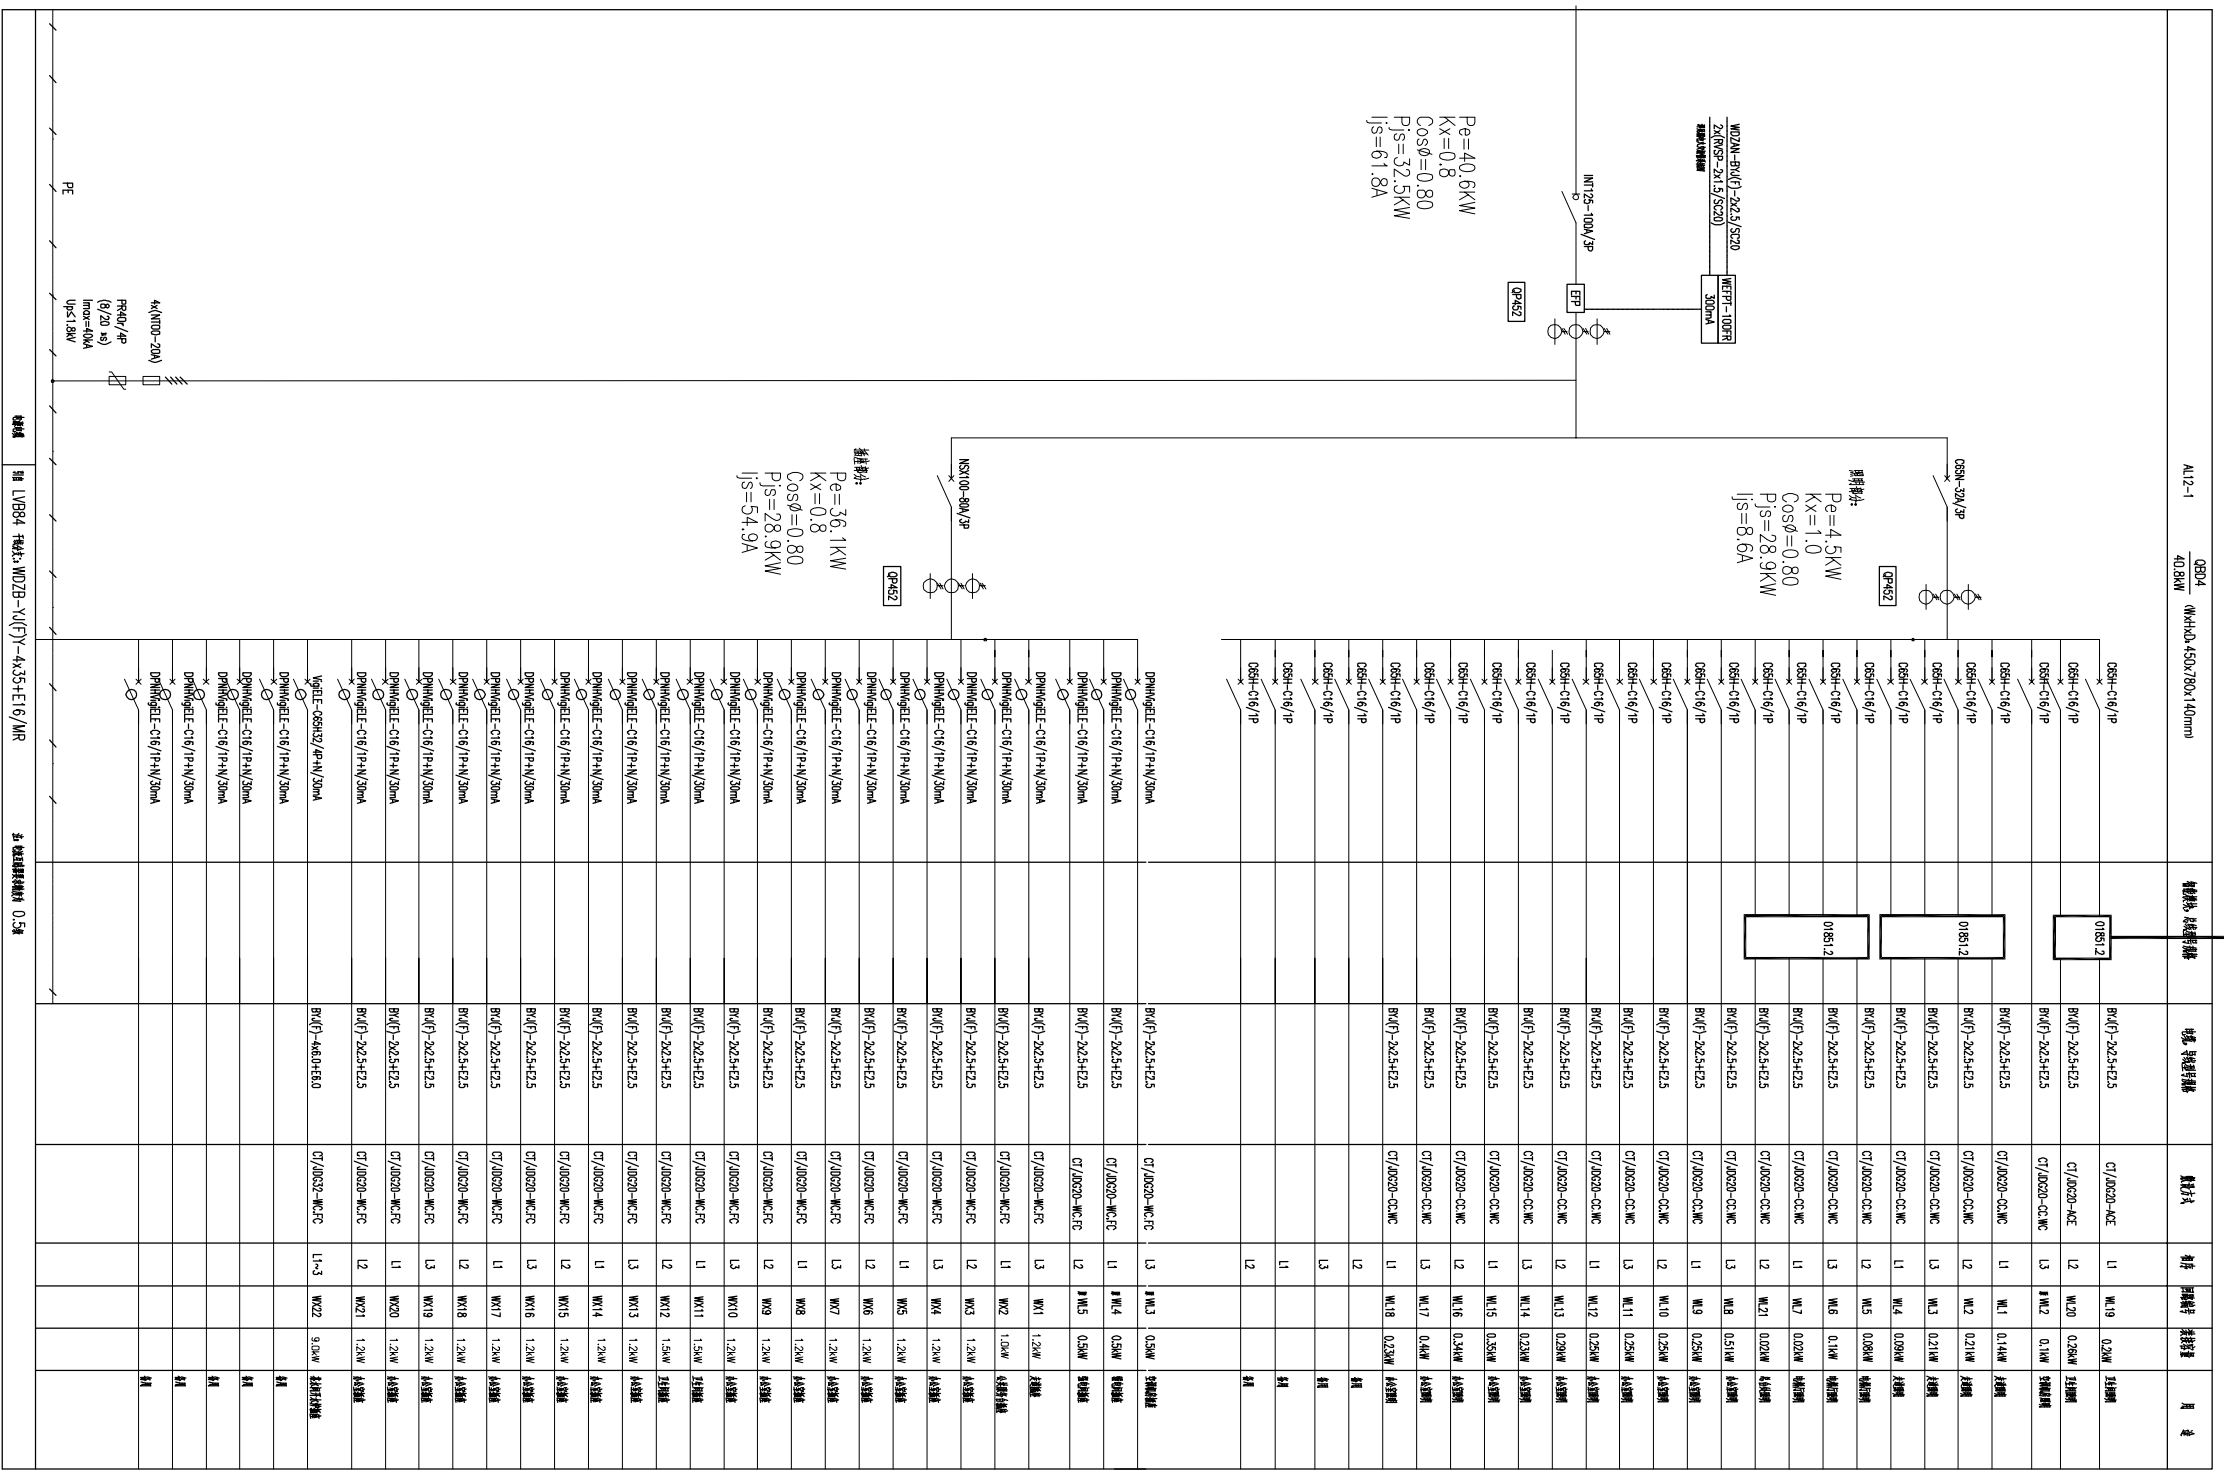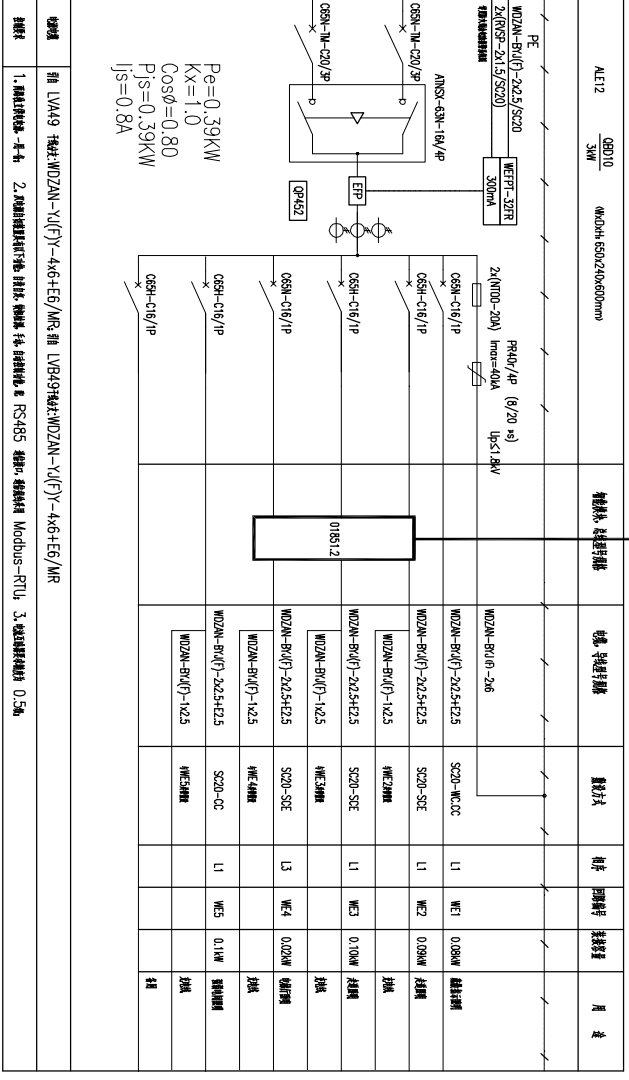

1	2	3	4	5	6	7	8	9
A	B	C	D	E	F	G	H	I
J	K	L	M	N	O	P	Q	R