


建 筑	给 水 水	采 暖 通 风	通 信 工 艺	
建 筑	煤 油 气	通 信 工 艺	通 信 工 艺	

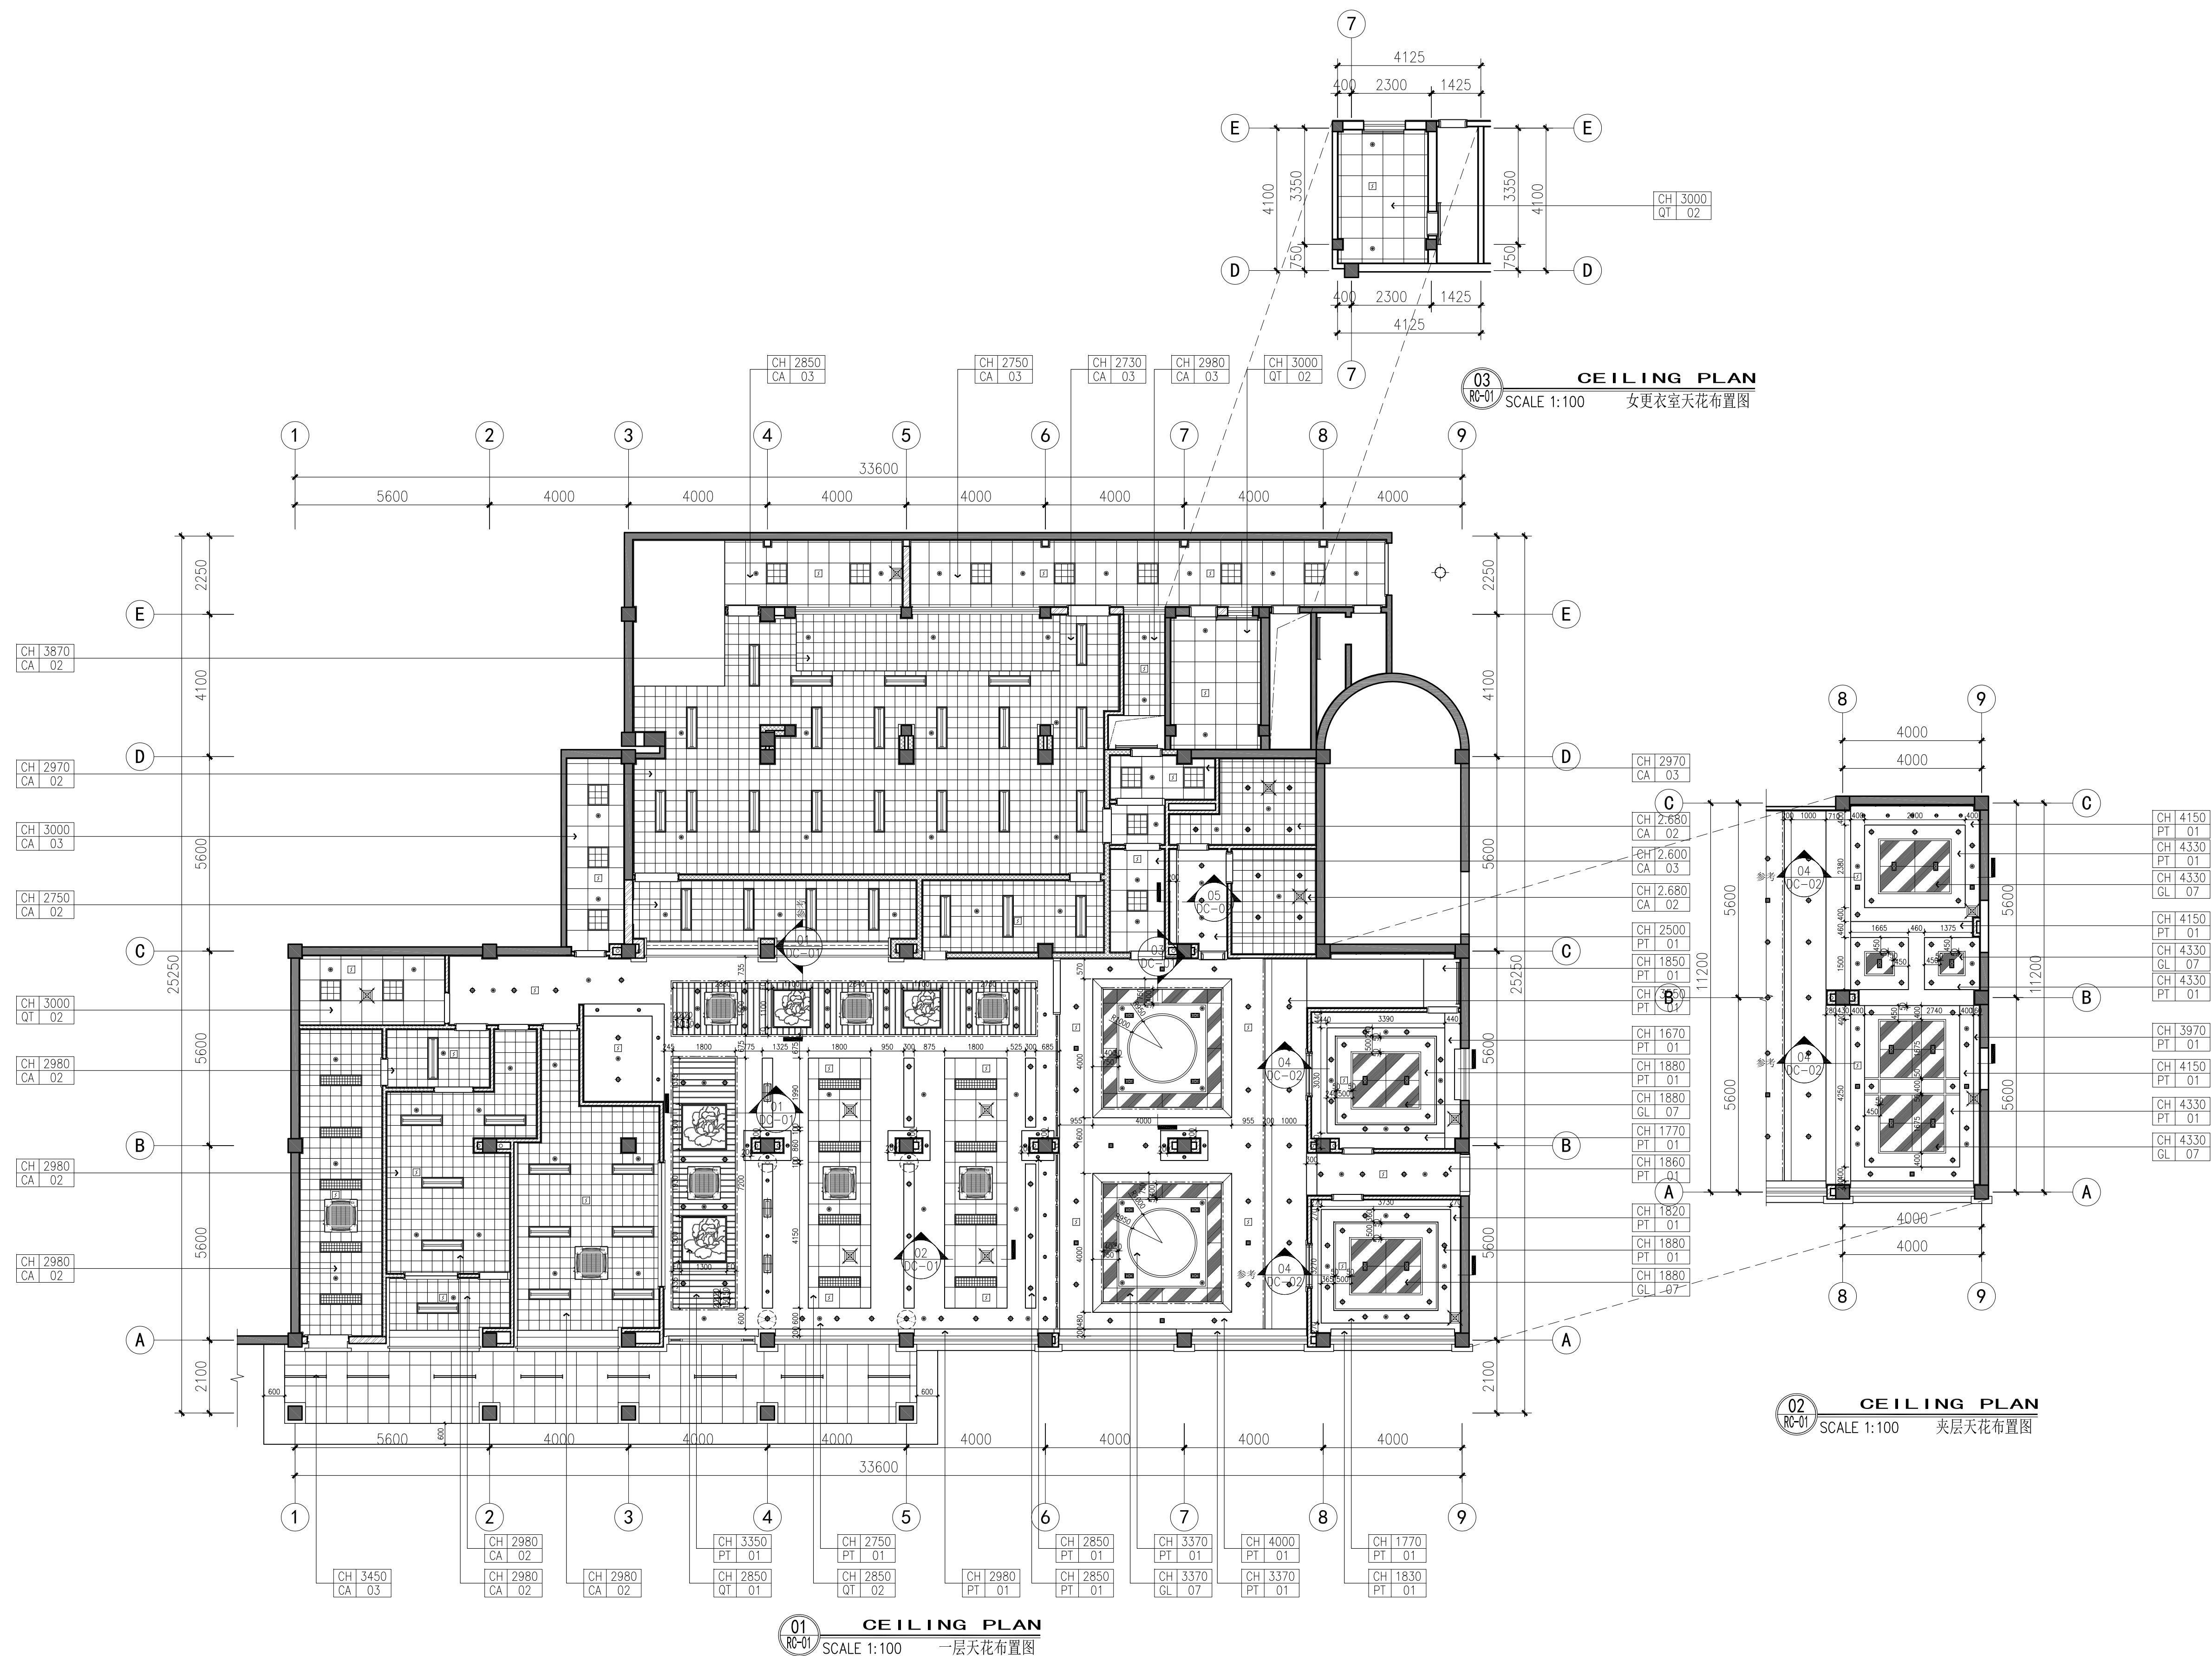

天花图例				天花图例				天花图例				天花图例			
图例	说明	编号	备注	图例	说明	编号	备注	图例	说明	编号	备注	图例	说明	编号	备注
	筒灯				装饰灯				带管应急灯				消防下喷淋		
	防溅筒灯				带管应急灯	600x600			带管应急灯				消防下喷淋		
	LED灯				带管应急灯	600x1200			带管应急灯				消防下喷淋		
	双头半灯				带管应急灯	300x1200			带管应急灯	300x300			消防下喷淋		

序号 NO.	修改说明 REVISION DESCRIPTION	日期 DATE	
施工图审图专用章盖章 SEAL			
个人执业专用章盖章 SEAL			
单位出图专用章盖章 SEAL			
会签设计单位 CO-OPERATED WITH			
审定人 AUTHORIZED FOR ISSUE BY			
设计总负责人 PROJECT DIRECTOR			
审核人 AUDITED BY			
专业负责人 DISCIPLINE RESPONSIBLE BY			
校对人 CHECKED BY			
设计人 DESIGNED BY			
建设单位 CLIENT	上海xxx酒楼有限公司		
工程名称 PROJECT	xxx酒楼改造		
项目名称 SUB ITEM	xxx酒楼改造		
图名 DRAWING TITLE	一层天花布置图		
设计编号 JOB NO.	--	阶段 STATUS	施工图
比例 SCALE	1:100	专业 DISCIPLINE	装修
日期 DATE	2015.12	图号 DRAWING NO.	RC-01