

结构:


给排水:

暖通:

电气:

装饰:

专业配合:

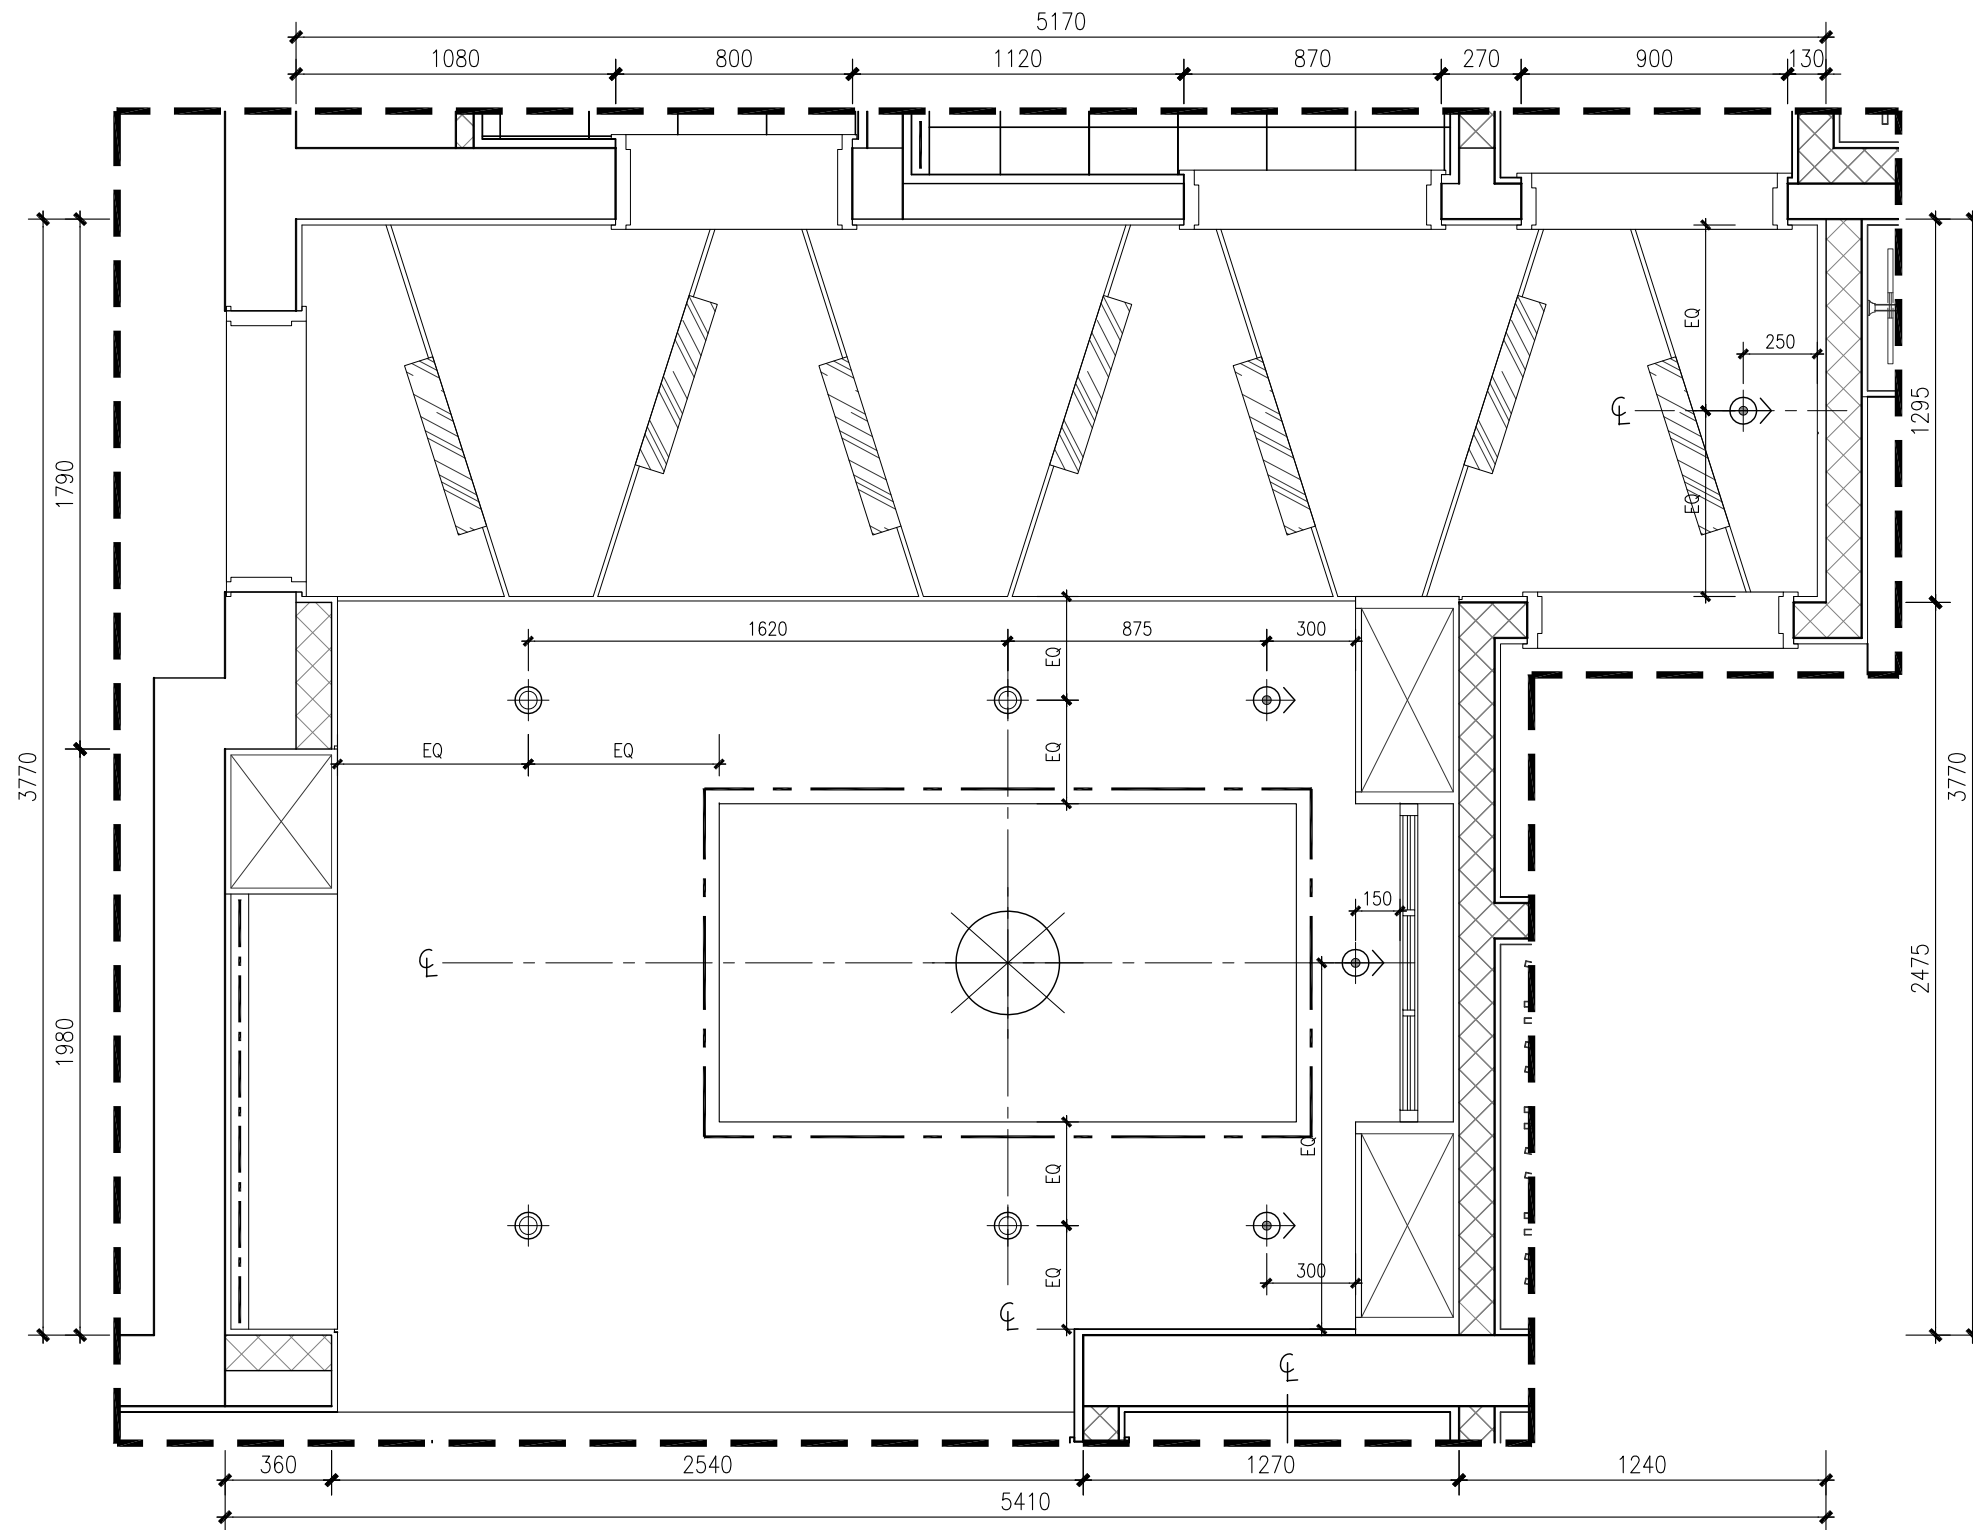

| 天花图例 | | | |
|------|---------|-----|-----|
| 图例 | 说 明 | 编 号 | 备 注 |
| ● | LED筒灯 | | |
| ⊙ | LED射灯 | | |
| ● | LED防潮筒灯 | | |
| --- | 暗装LED灯管 | | |
| ⊗ | 吊灯 | | |
| ○ | 吸顶灯 | | |
| ⊞ | 浴霸 | | |

01
DW-CT-05LIGHTING PLAN
SCALE 1: 25 餐厅天花灯具定位图

单位出图专用章盖章:

合作设计单位:

CO-OPERATED WITH

建设单位:

—

CLIENT

工程名称:

3#501

PROJECT NAME

子项:

SUB PROJECT

图名:

餐厅天花灯具定位图

DRAWING TITLE

总设计师:

Head Designed

审定:

AUTHORIZED FOR ISSUE

审核:

PROCESSED BY

校对:

CHECKED BY

设计:

DESIGNED BY

图别: 装饰
DISCIPLINE阶段: 施工
STATUS比例: 1:25
SCALE日期: 2016. 05. 14
DATE工程编号: —
PROJECT NO图号: DW-CT-05
DRAWING NO