


专业配合：装饰：电气：暖通：给排水：结构：

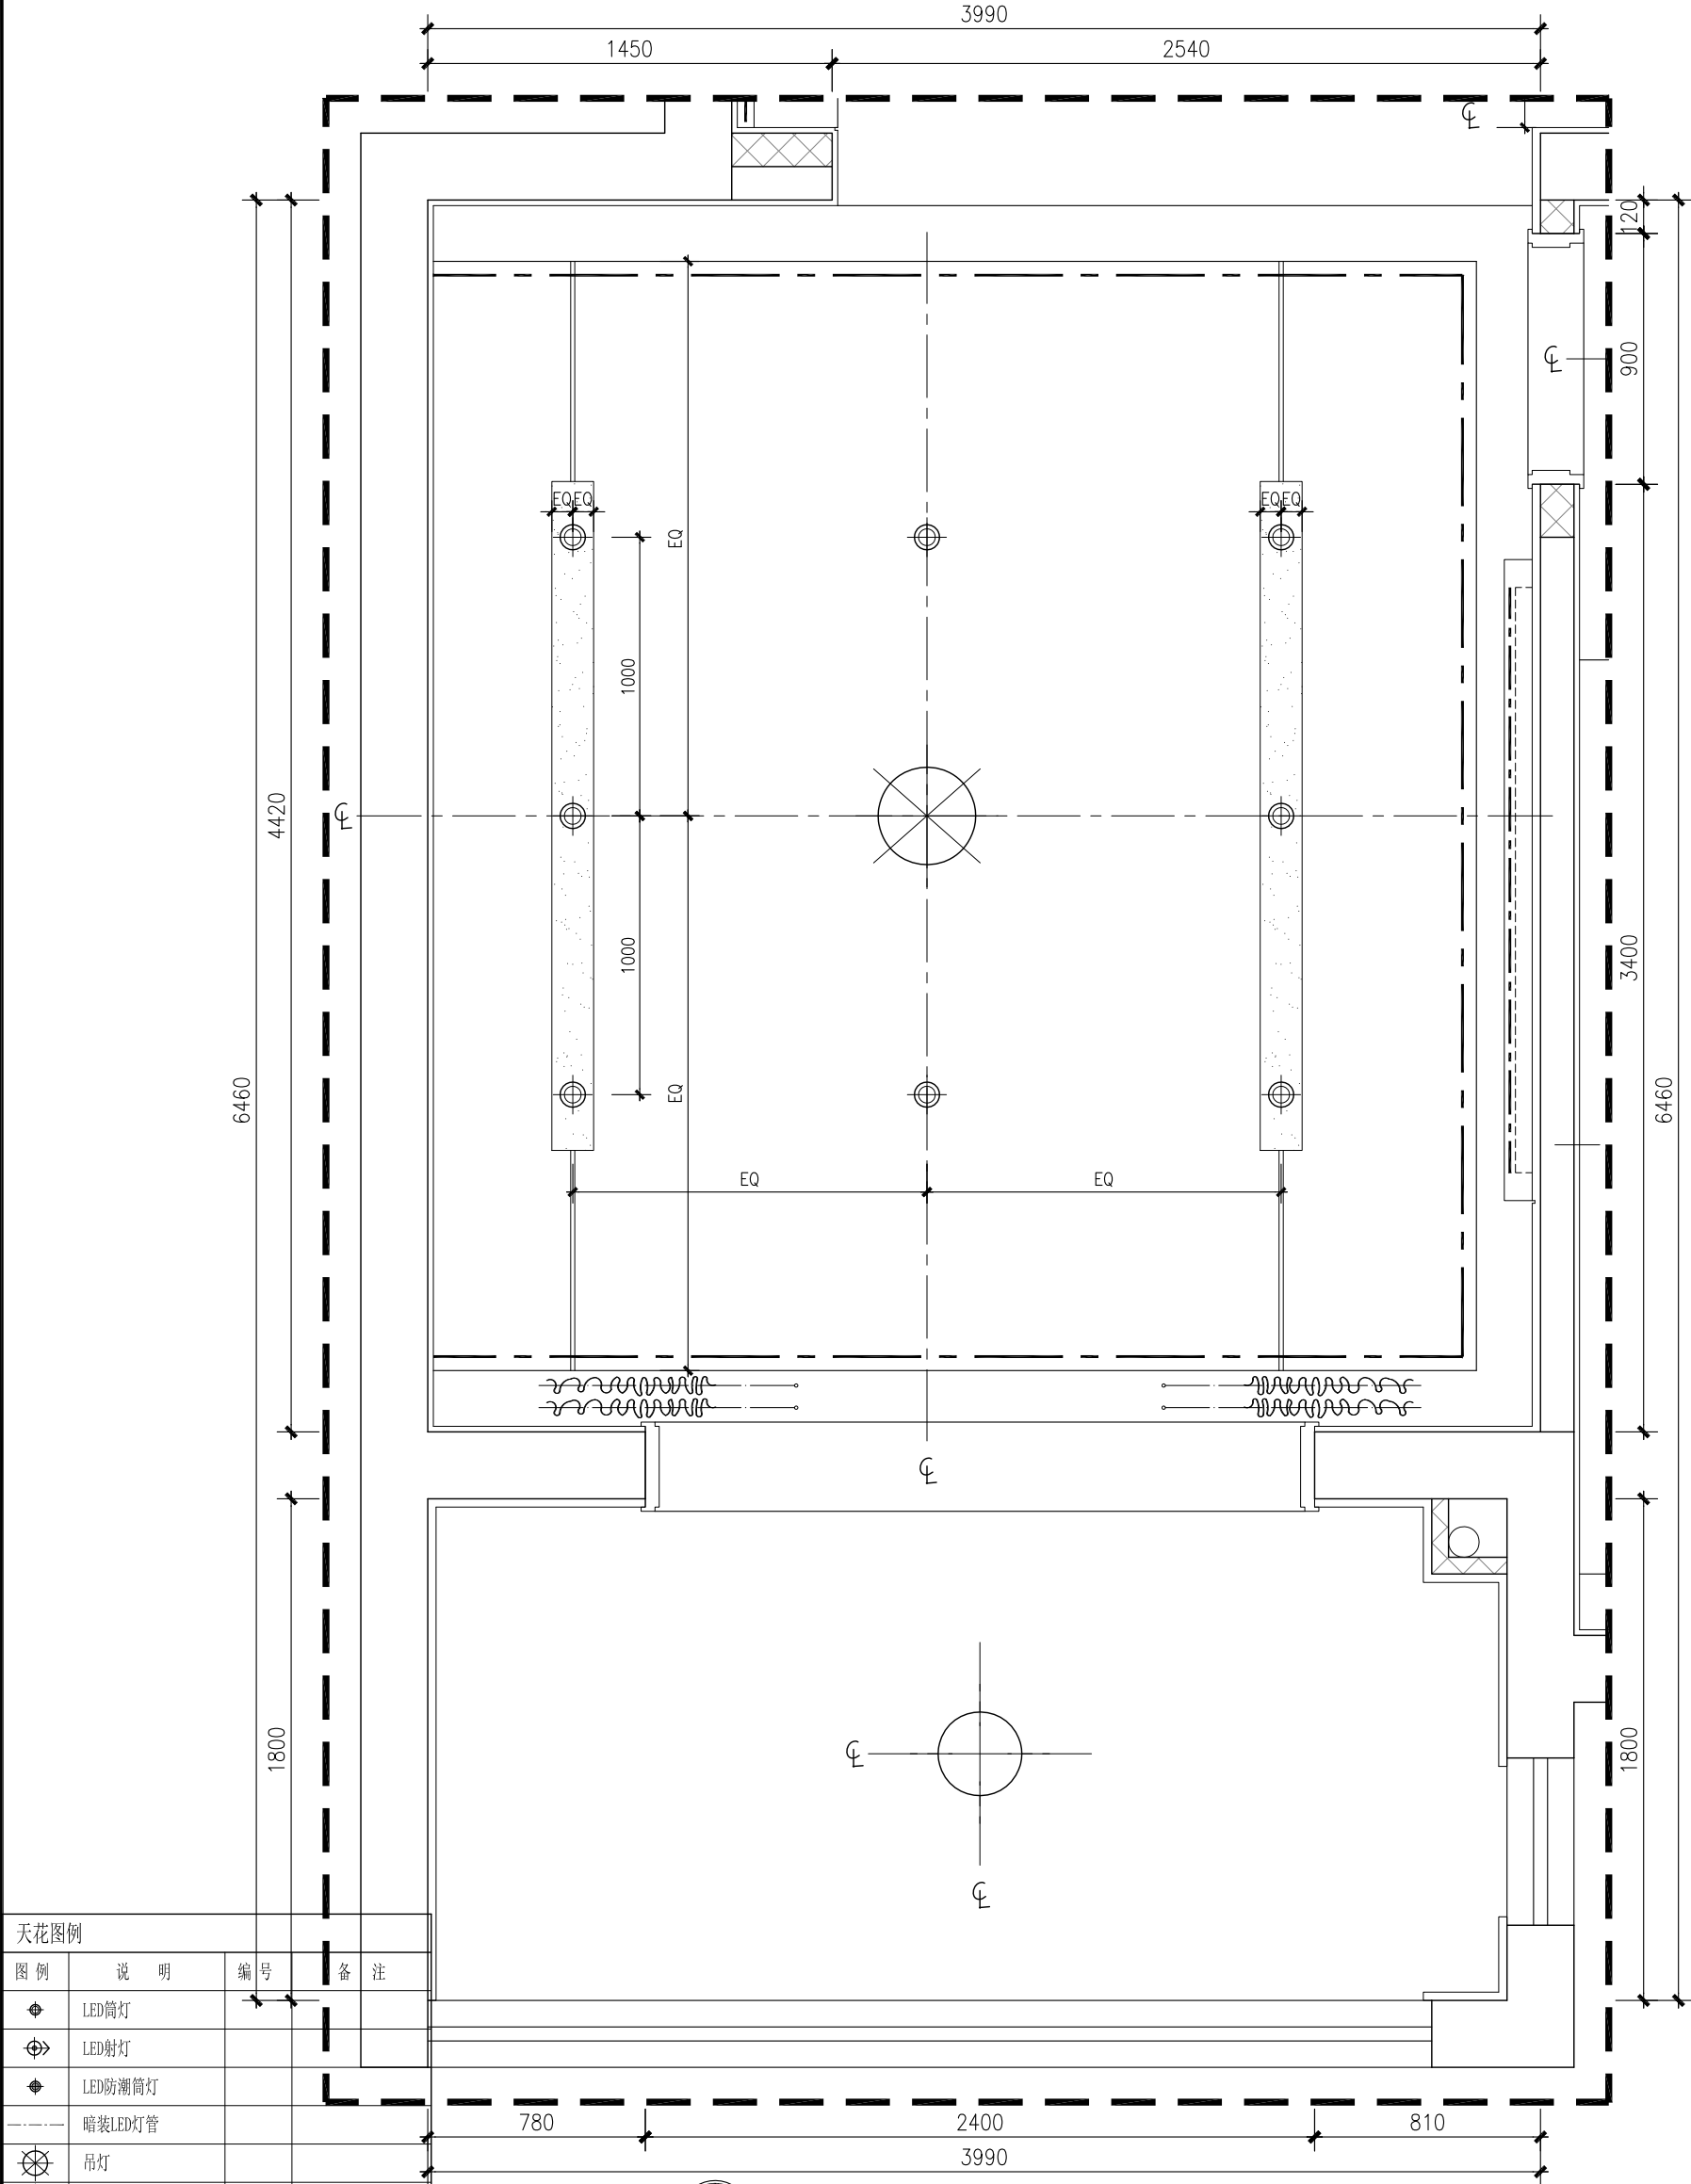

天花图例			
图例	说明	编号	备注
●	LED筒灯		
⊙	LED射灯		
◆	LED防潮筒灯		
---	暗装LED灯管		
⊗	吊灯		
⊙	吸顶灯		
⊞	浴霸		

01
DW-KT-05

LIGHTING PLAN

SCALE 1:25 客厅天花灯具定位图

单位出图专用章盖章：

合作设计单位：

CO-OPERATED WITH

建设单位：

CLIENT

工程名称：

3#501

PROJECT NAME

子项：

SUB PROJECT

图名：客厅天花灯具定位图

DRAWING TITLE

总设计师：

Head Designed

审定：

AUTHORIZED FOR ISSUE

审核：

PROCESSED BY

校对：

CHECKED BY

设计：

DESIGNED BY

图则：装饰

DISCIPLINE

比例：1:25

SCALE

工程编号：---

PROJECT NO

阶段：施工

STATUS

日期：2016. 05. 14

DATE

图号：DW-KT-05

DRAWING NO