

结构:

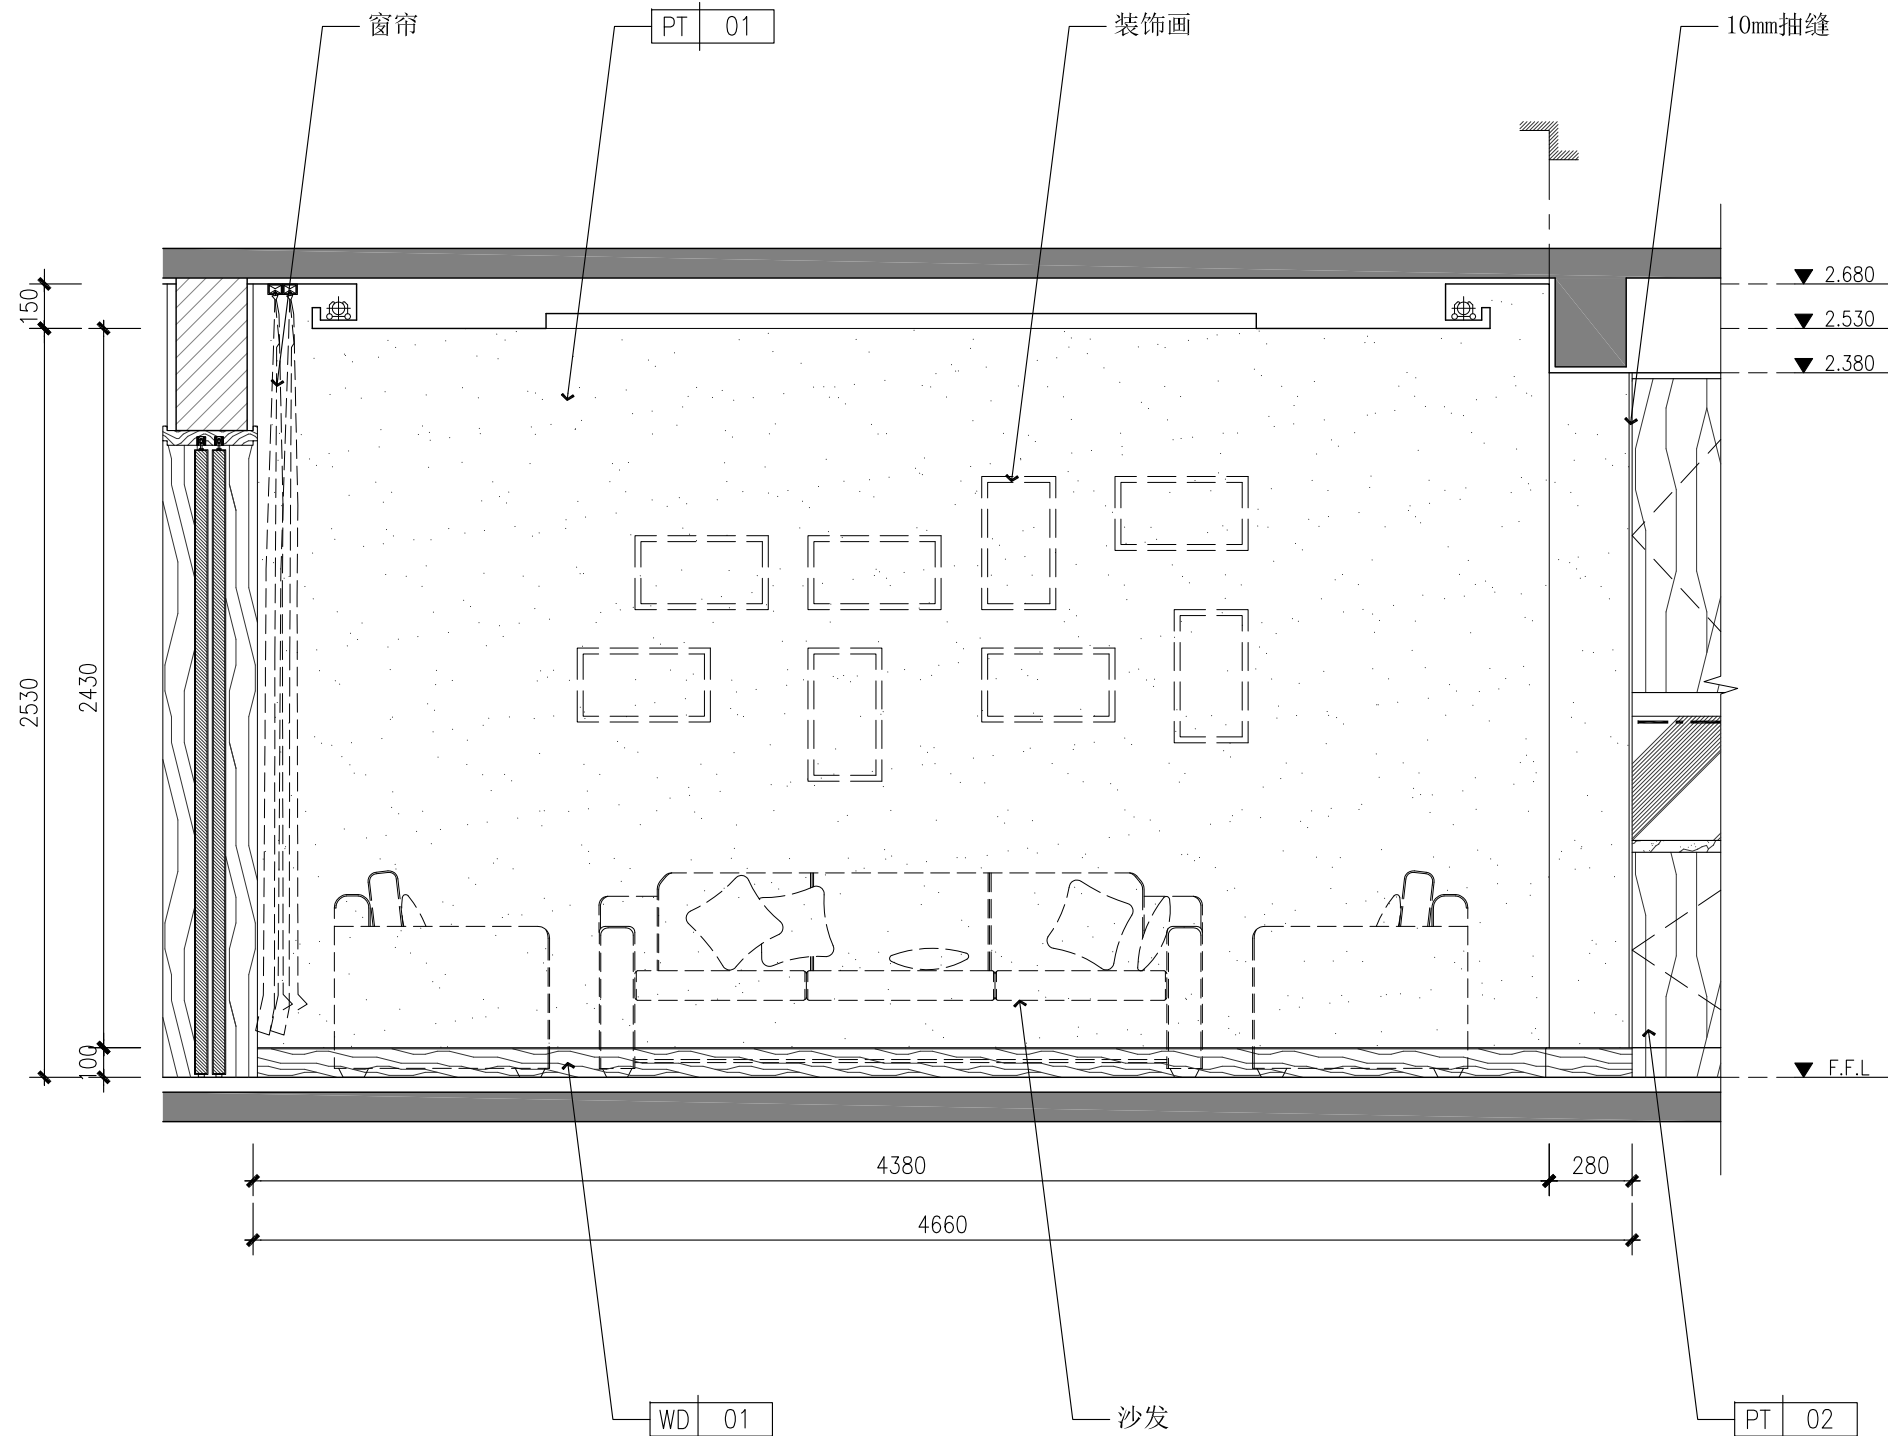
给排水:

暖通:

电气:

装饰:

专业配合:

01  
IE-KT-04

ELEVATION

SCALE 1:25

D立面图

单位出图专用章盖章:

合作设计单位:

CO-OPERATED WITH

建设单位:

—

CLIENT

工程名称:

3#501

PROJECT NAME

子项:

SUB PROJECT

图名:

客厅立面图

DRAWING TITLE

总设计师:

Head Designed

审定:

AUTHORIZED FOR ISSUE

审核:

PROCESSED BY

校对:

CHECKED BY

设计:

DESIGNED BY

图别: 装饰  
DISCIPLINE阶段: 施工  
STATUS比例: 1:25  
SCALE日期: 2016.05.14  
DATE工程编号: —  
PROJECT NO图号: IE-KT-04  
DRAWING NO