

结构:

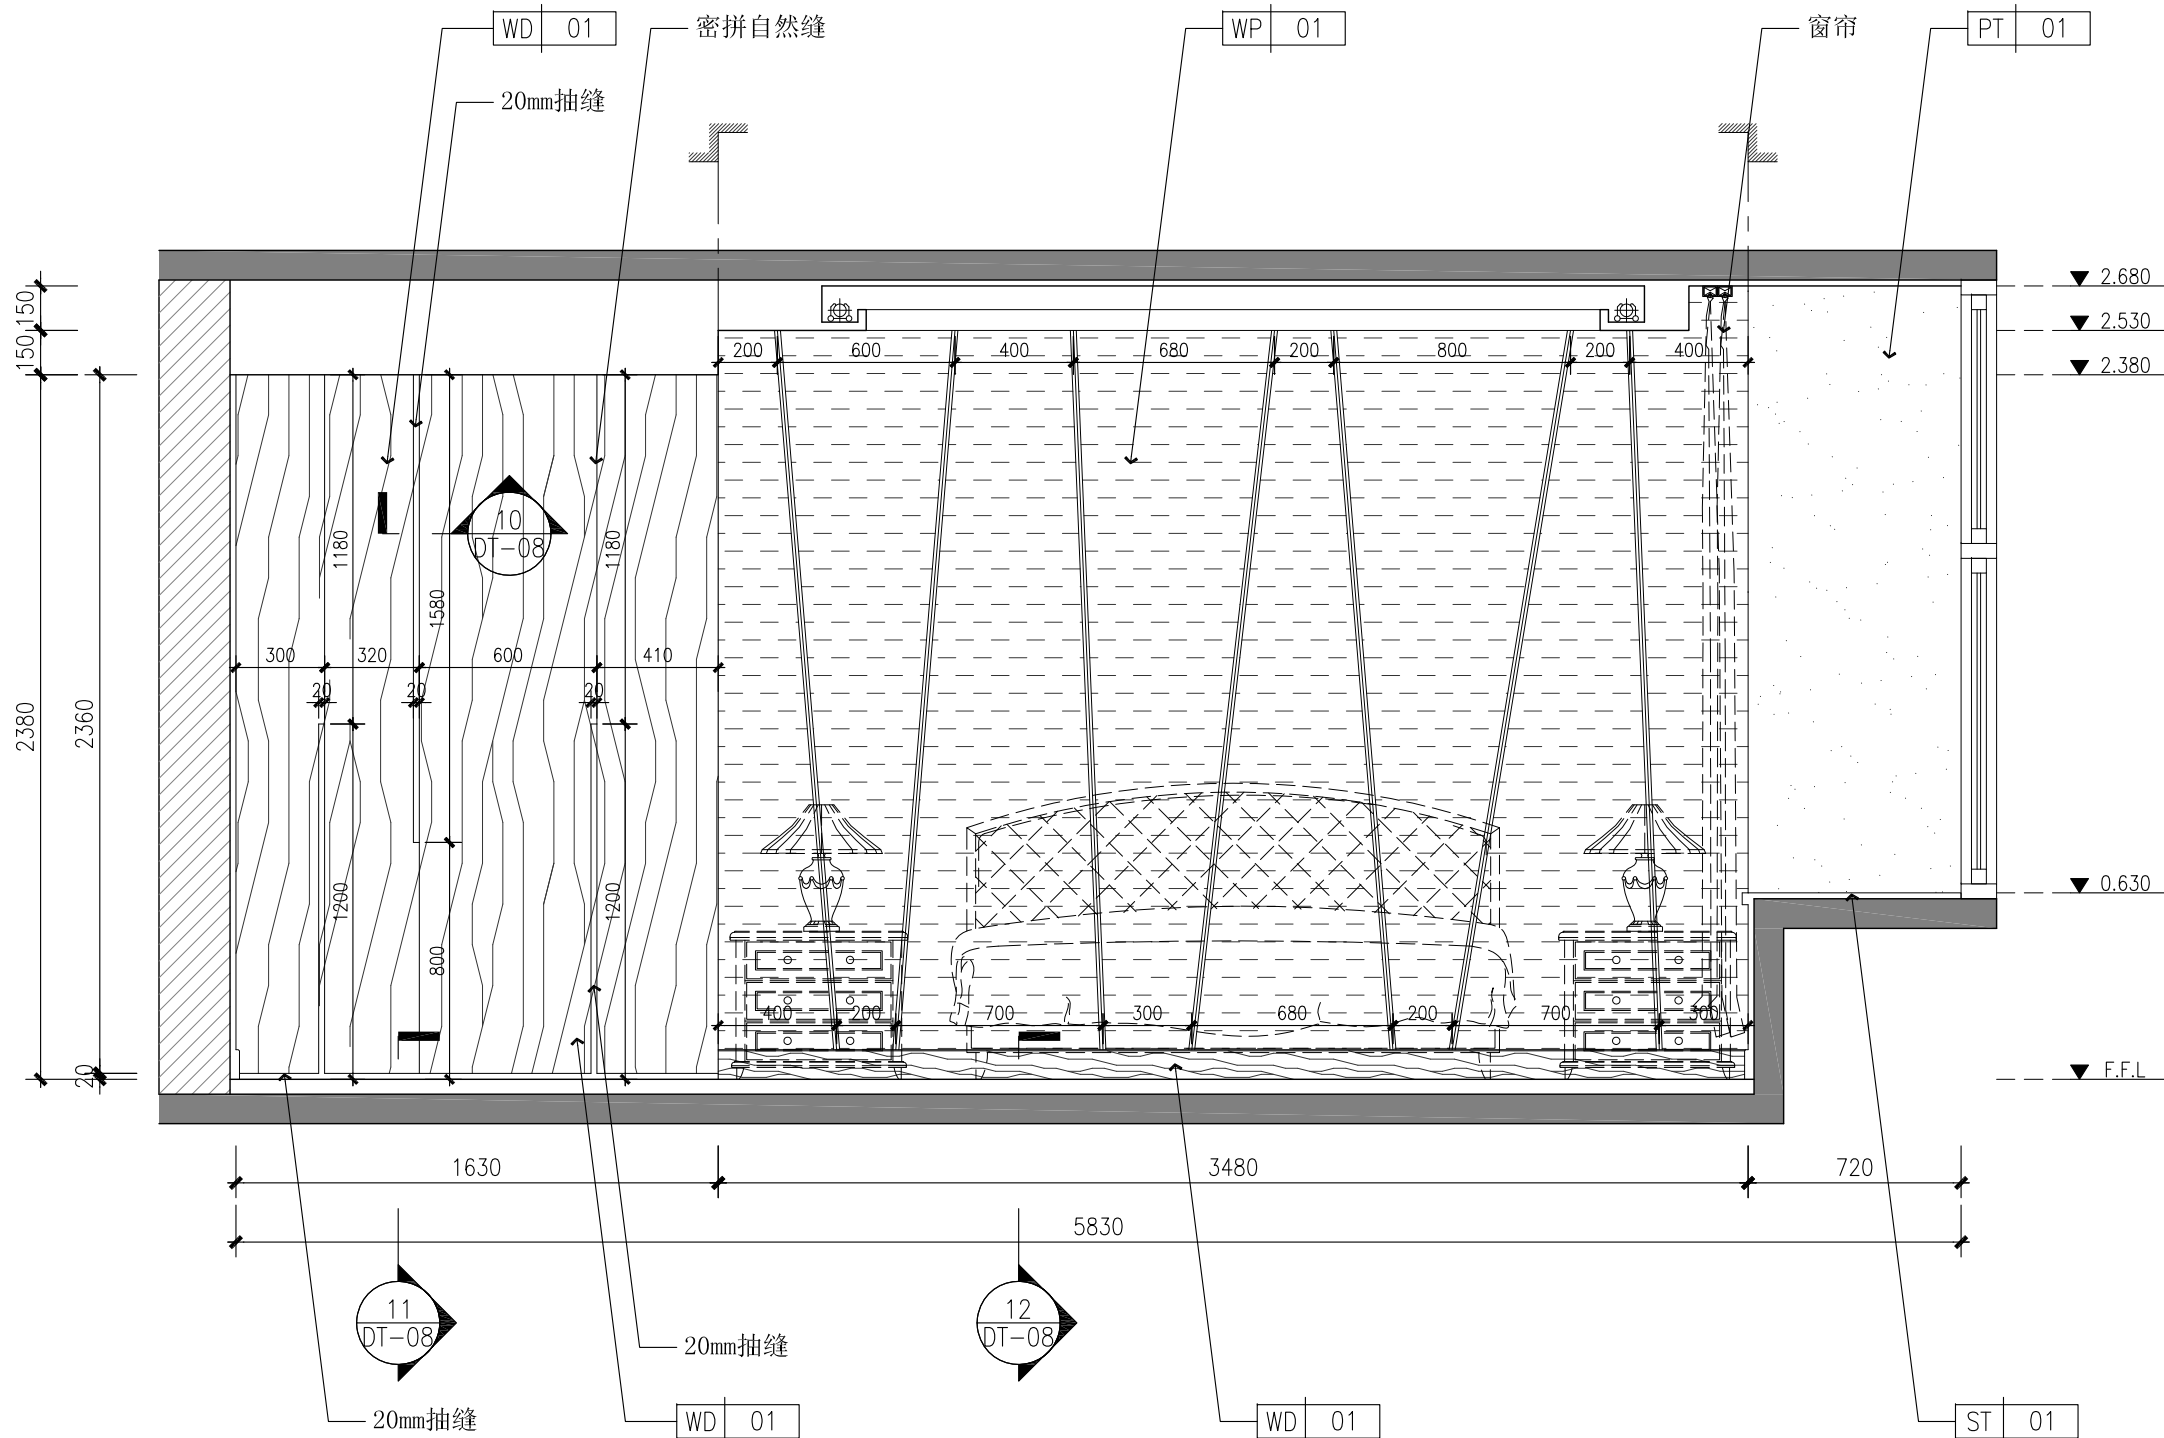
给排水:

暖通:

电气:

装饰:

专业配合:

01
IE-ZW-02

ELEVATION

SCALE 1: 25

B立面图

单位出图专用章盖章:

合作设计单位:

CO-OPERATED WITH

建设单位:

CLIENT

工程名称:

3#501

PROJECT NAME

子项:

SUB PROJECT

图名:

主卧立面图

DRAWING TITLE

总设计师:

Head Designed

审定:

AUTHORIZED FOR ISSUE

审核:

PROCESSED BY

校对:

CHECKED BY

设计:

DESIGNED BY

图别: 装饰

DISCIPLINE

比例: 1:25

SCALE

工程编号: --

PROJECT NO

阶段: 施工

STATUS

日期: 2016. 05. 14

DATE

图号: IE-ZW-02

DRAWING NO