

结构:


给排水:

暖通:

电气:

装饰:


专业配合:

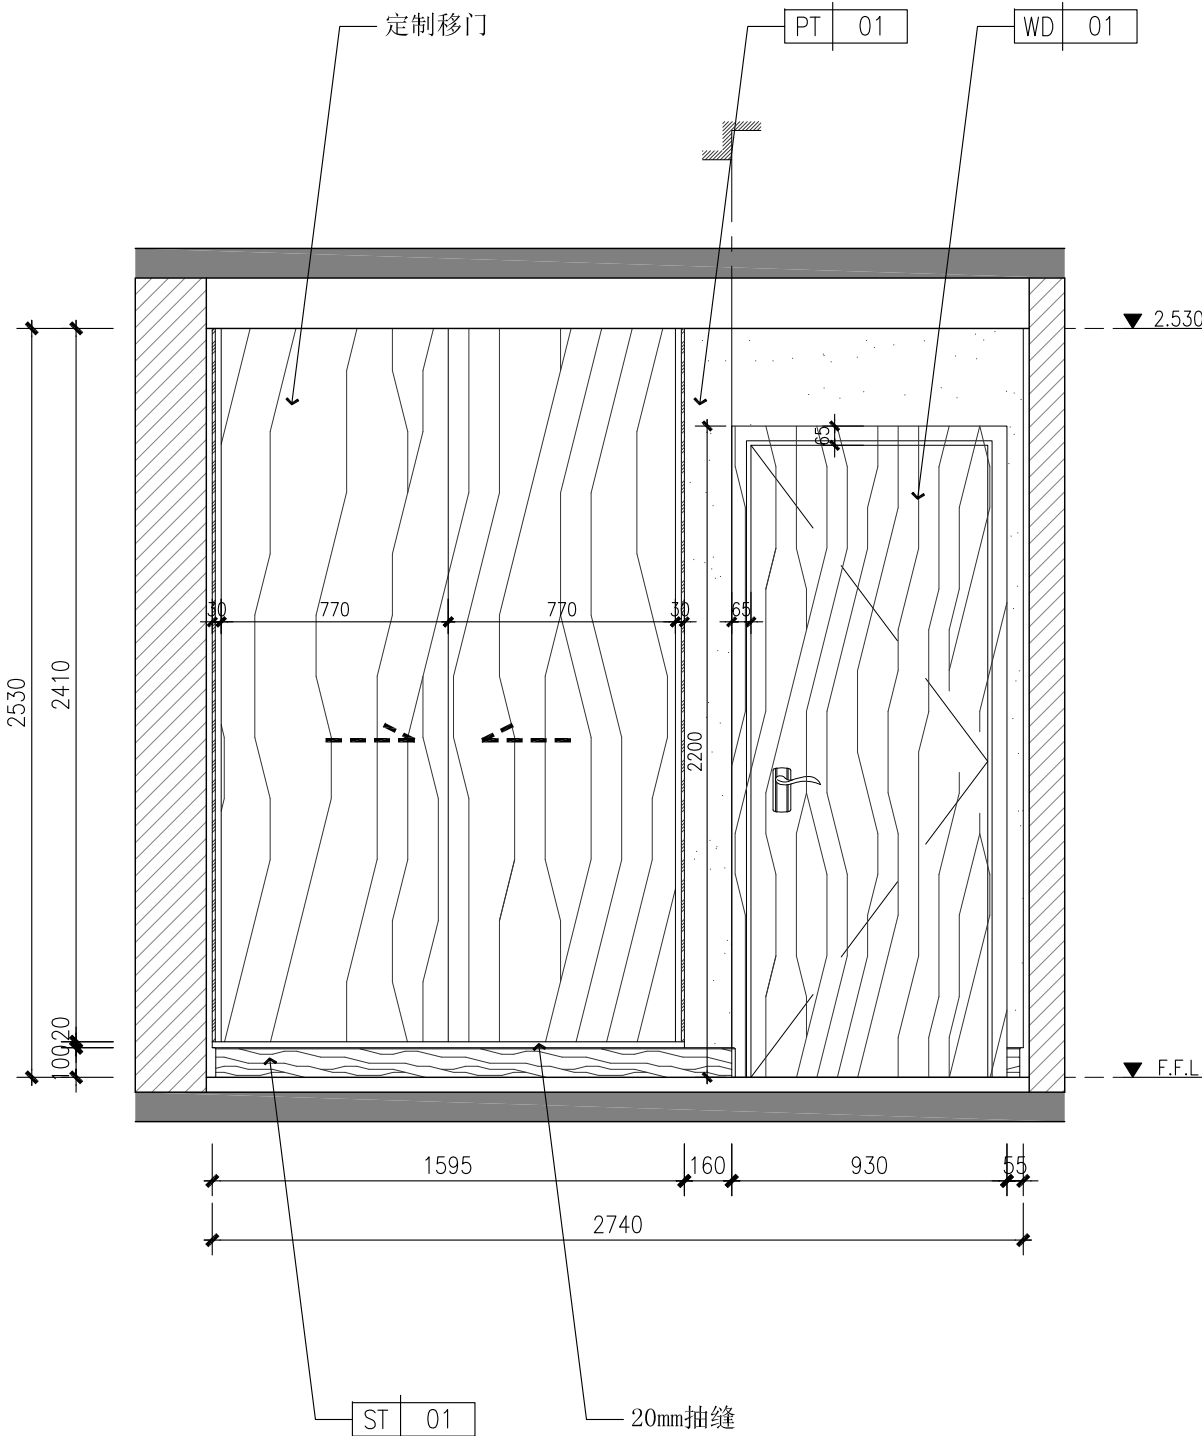

01
IE-GZ-01

ELEVATION

SCALE 1: 25 C立面图

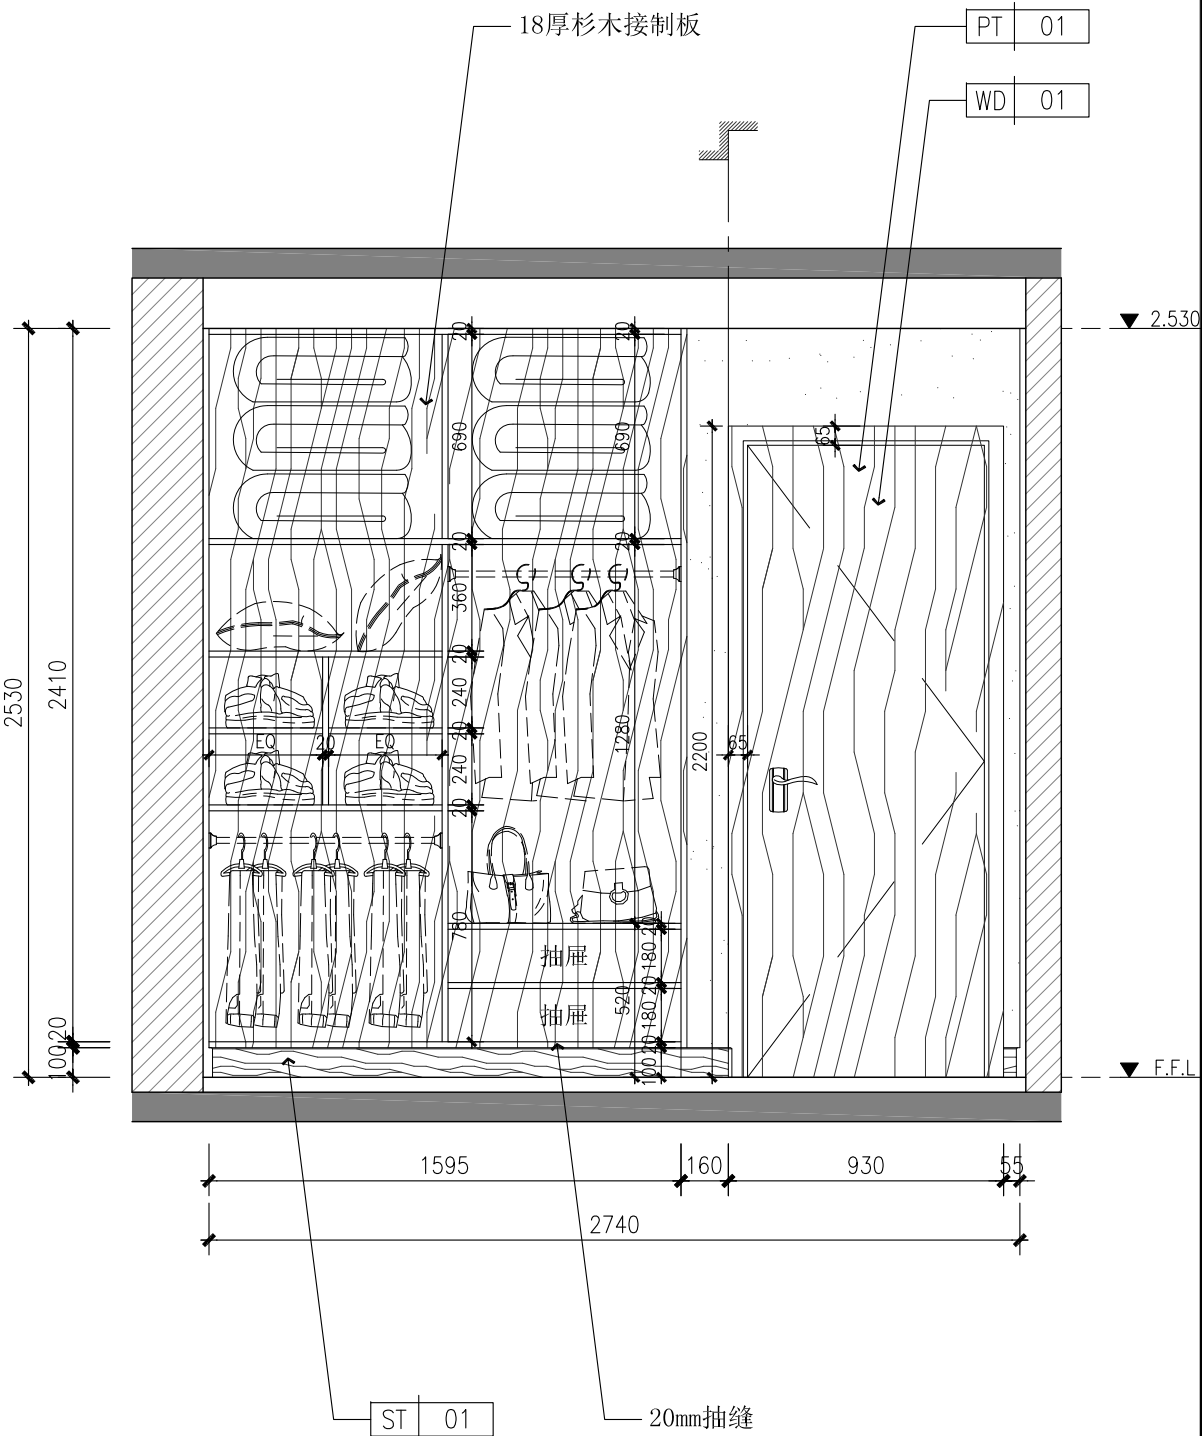

02

ELEVATION

SCALE 1: 25 C立面内部结构图

单位出图专用章盖章:

合作设计单位:

CO-OPERATED WITH

建设单位:

CLIENT

工程名称:

3#501

PROJECT NAME

子项:

SUB PROJECT

图名:

客卧立面图

DRAWING TITLE

总设计师:

Head Designed

审定:

AUTHORIZED FOR ISSUE

审核:

PROCESSED BY

校对:

CHECKED BY

设计:

DESIGNED BY

图别: 装饰
DISCIPLINE阶段: 施工
STATUS比例: 1:25
SCALE日期: 2016. 05. 14
DATE工程编号: --
PROJECT NO图号: IE-GZ-01
DRAWING NO