

结构:


给排水:

暖通:

电气:

装饰:


专业配合:

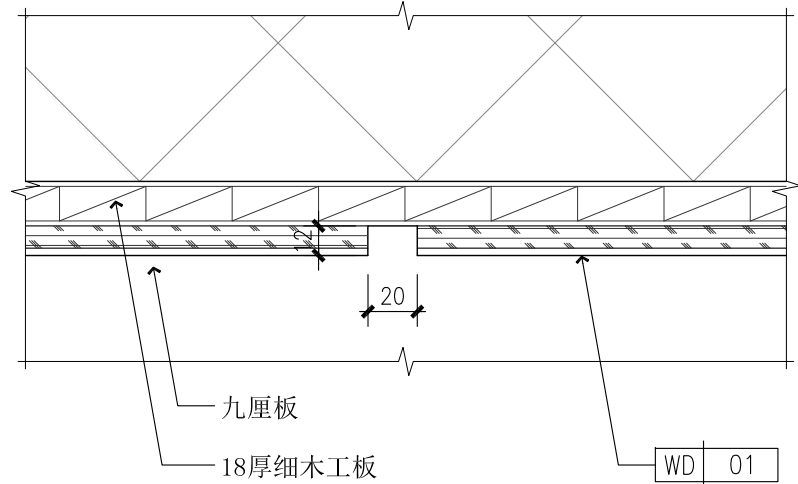

10
DT-08

DETAIL


SCALE 1:3 大样图

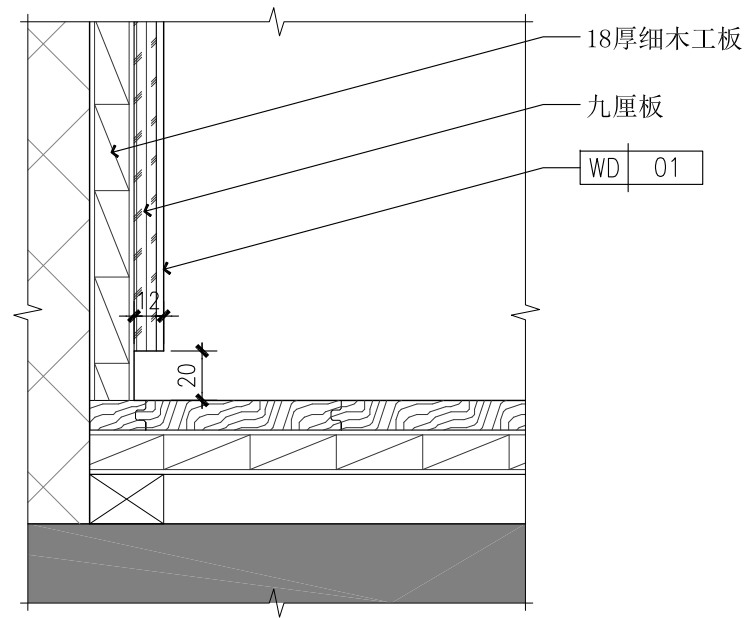

11
DT-08

DETAIL


SCALE 1:3 大样图

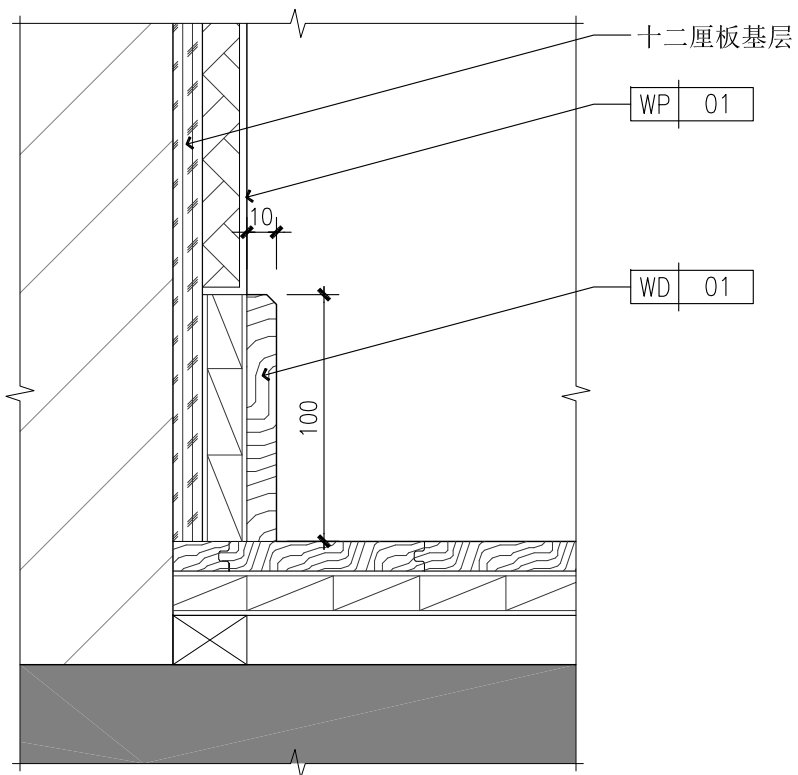

12
DT-08

DETAIL

SCALE 1:3 大样图

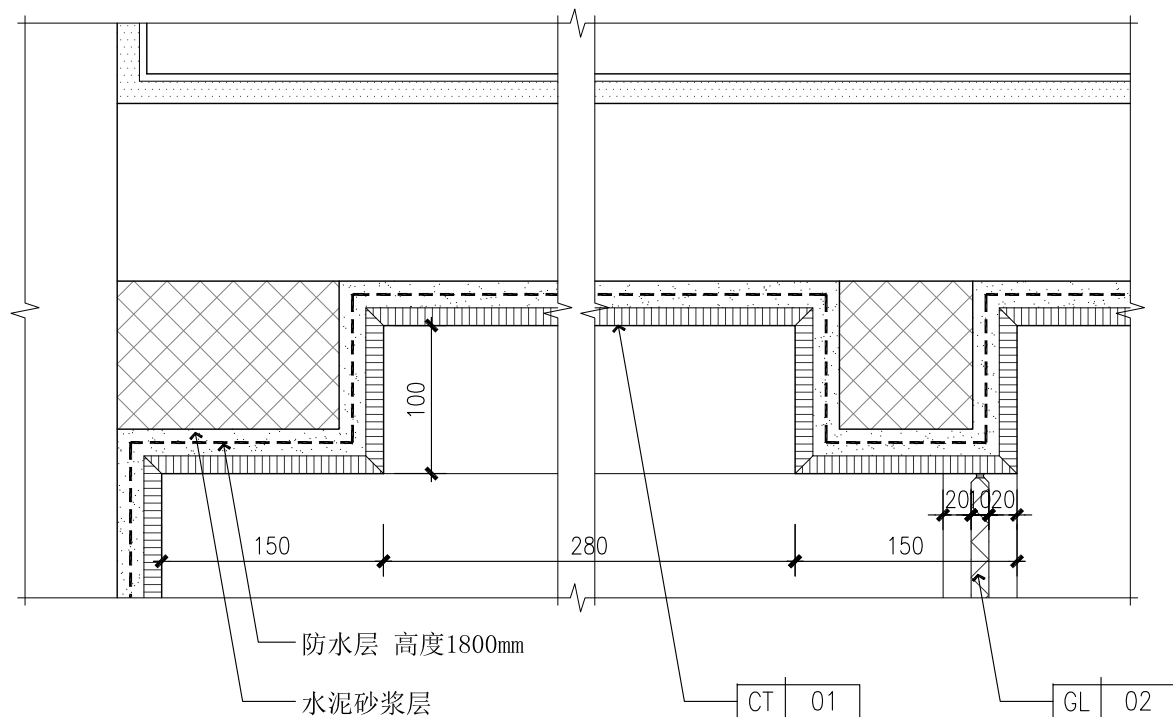

13
DT-08

DETAIL

SCALE 1:5 大样图

单位出图专用章盖章:

合作设计单位:

CO-OPERATED WITH

建设单位:

—

CLIENT

工程名称:

3#501

PROJECT NAME

子项:

SUB PROJECT

图名:

其他详图

DRAWING TITLE

总设计师:

Head Designed

审定:

AUTHORIZED FOR ISSUE

审核:

PROCESSED BY

校对:

CHECKED BY

设计:

DESIGNED BY

图别: 装饰
DISCIPLINE阶段: 施工
STATUS比例: 分示
SCALE日期: 2016. 05. 14
DATE工程编号: —
PROJECT NO图号: DT-08
DRAWING NO