

结构:

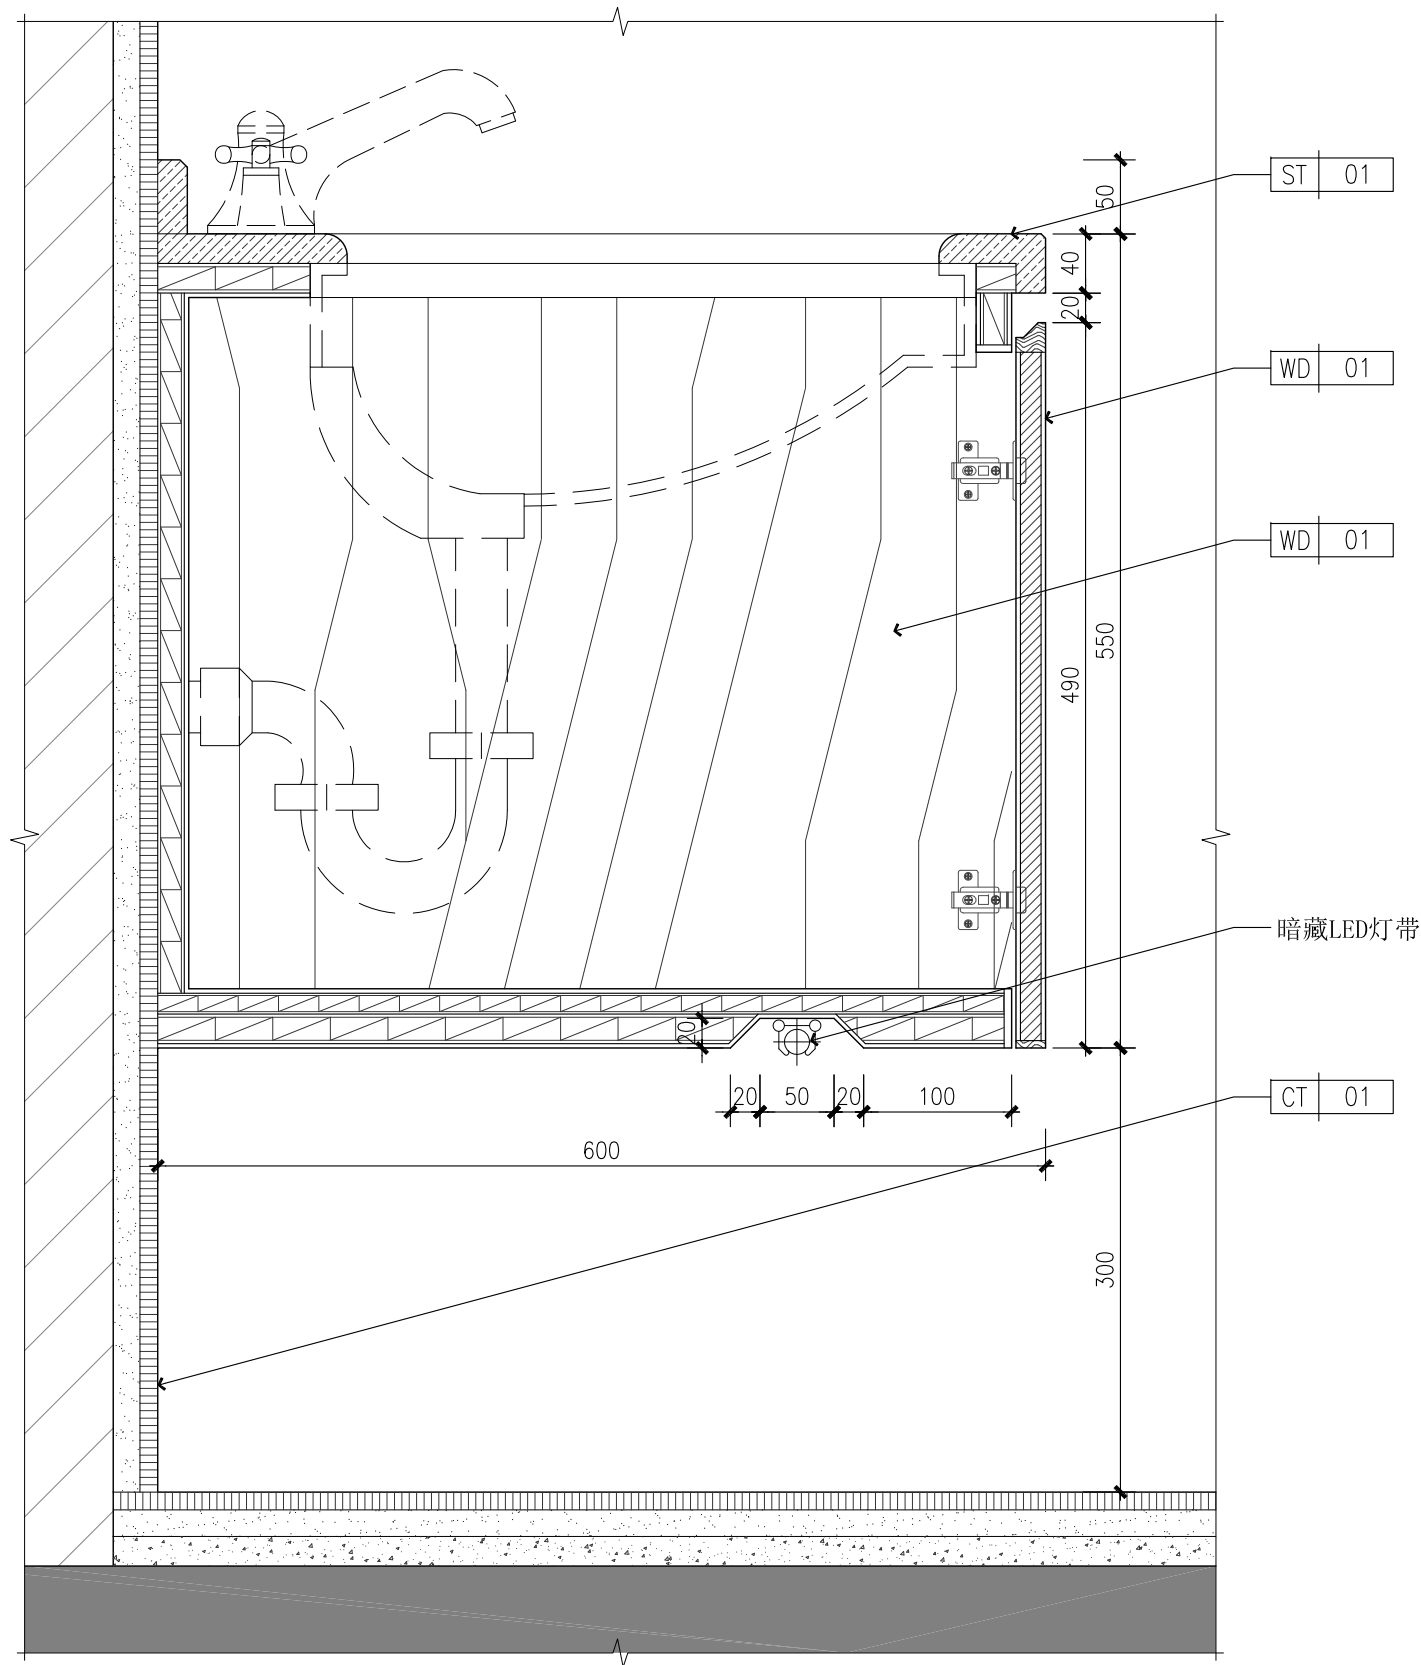
给排水:

暖通:

电气:

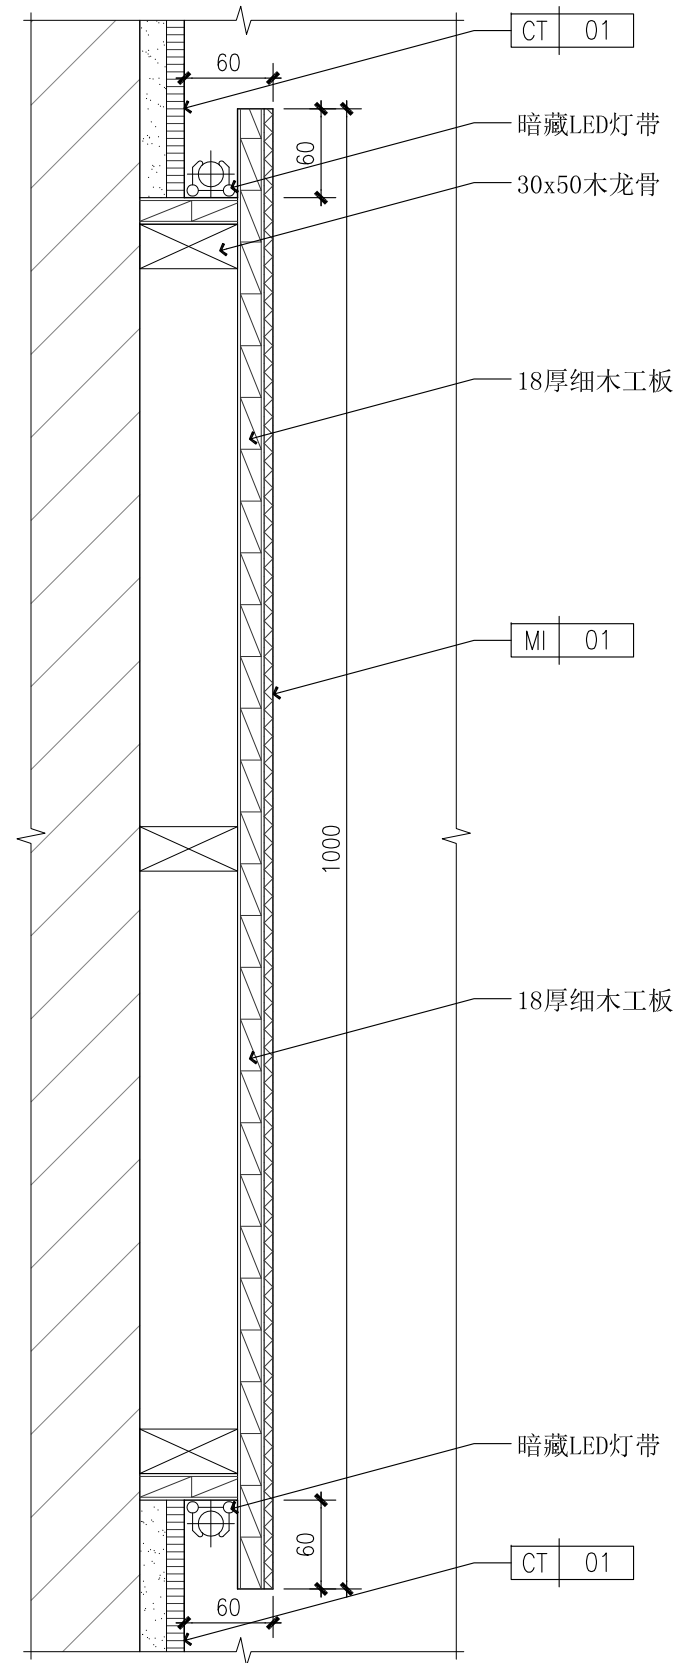
装饰:

专业配合:

14
DT-09

DETAIL

SCALE 1:5 大样图

15
DT-09

DETAIL

SCALE 1:5 大样图

单位出图专用章盖章:

合作设计单位:

CO-OPERATED WITH

建设单位:

CLIENT

工程名称:

3#501

PROJECT NAME

子项:

SUB PROJECT

图名:

其他详图

DRAWING TITLE

总设计师:

Head Designed

审定:

AUTHORIZED FOR ISSUE

审核:

PROCESSED BY

校对:

CHECKED BY

设计:

DESIGNED BY

图别: 装饰
DISCIPLINE阶段: 施工
STATUS比例: 1:5
SCALE日期: 2016.05.14
DATE工程编号: --
PROJECT NO图号: DT-09
DRAWING NO